



SIMBOLOXÍA	SISTEMAS	USOS
<ul style="list-style-type: none"> - - - - - AMBITO DE ORDENACIÓN DETALLADA — ALIACIÓN - - - - - RECUAMENTO EN BAIXO CUBETA - - - - - CAMBIO DE ORDENANZA OU ALTURA SU-1 ORDENANZA RUEIRO COMPACTO IV ALTURA MÁXIMA m² SUPERFICIE DE SOLO m²c APROVEITAMENTO MÁXIMO XX pv Nº MÍNIMO PRAZAS PRIVADAS 42 Nº PRAZAS PÚBLICAS 	<p>EQUIPAMENTO</p> <p>ESPAAZO LIBRE</p> <p>INFRAESTRUTURA</p> <p>INFRAEST. PORTUARIA</p> <p>VIARIO</p> <p>MOBILIDADE SOSTIBLE</p> <p>USO</p> <p>IC ADMINISTRATIVO al ALMACENAXE as ASISTENCIAL de DEPORTIVO ed EDUCATIVO</p> <p>RELIXIOSO</p> <p>RS RESIDENCIAL</p> <p>SA SANITARIO</p> <p>SC SOCIOCULTURAL</p> <p>SE SEGURIDADE</p>	<p>RESIDENCIAL</p> <p>SU/ Suble</p> <p>SNRC</p> <p>SNRH</p> <p>TERCIARIO</p> <p>SU/ Suble</p> <p>INDUSTRIAL</p> <p>SU/ Suble</p>

XERAS	LOCAIS	TITULARIDADE
SXE	SLE	(P) PÚBLICA
SXEL	SLEL	(P) PRIVADA
SXIS	SLS	
SXIP		

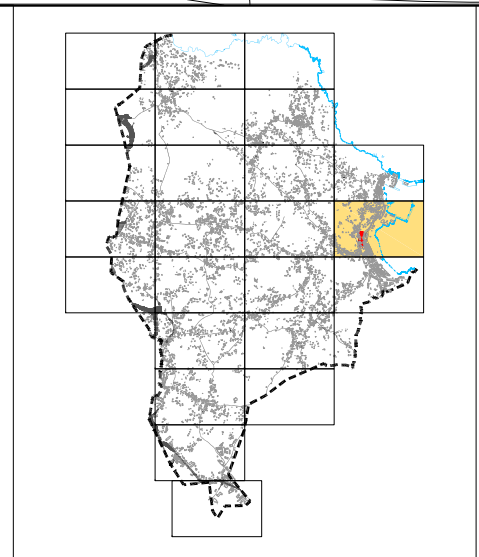


<p>PLAN XERAL DE ORDENACIÓN MUNICIPAL</p> <p>SADA</p> <p>DOCUMENTO DE APROBACIÓN INICIAL</p> <p>MONTEOLIVA ARQUITECTURA, S.L.P.</p> <p>ANGEL L. MONTEOLIVA DÍAZ, ARQUITECTO</p>	<p>SADA</p> <p>ORDENACIÓN DE ÁREA DE PLANEAMENTO DETALLADO AR-D.2.4</p> <p>ZONIFICACIÓN</p>	<p>SADA</p> <p>OUTUBRO 2.012</p> <p>CÓDIGO DE PLANO:</p> <p>APD-01</p> <p>ESCALA 1 / 500</p>
--	--	--

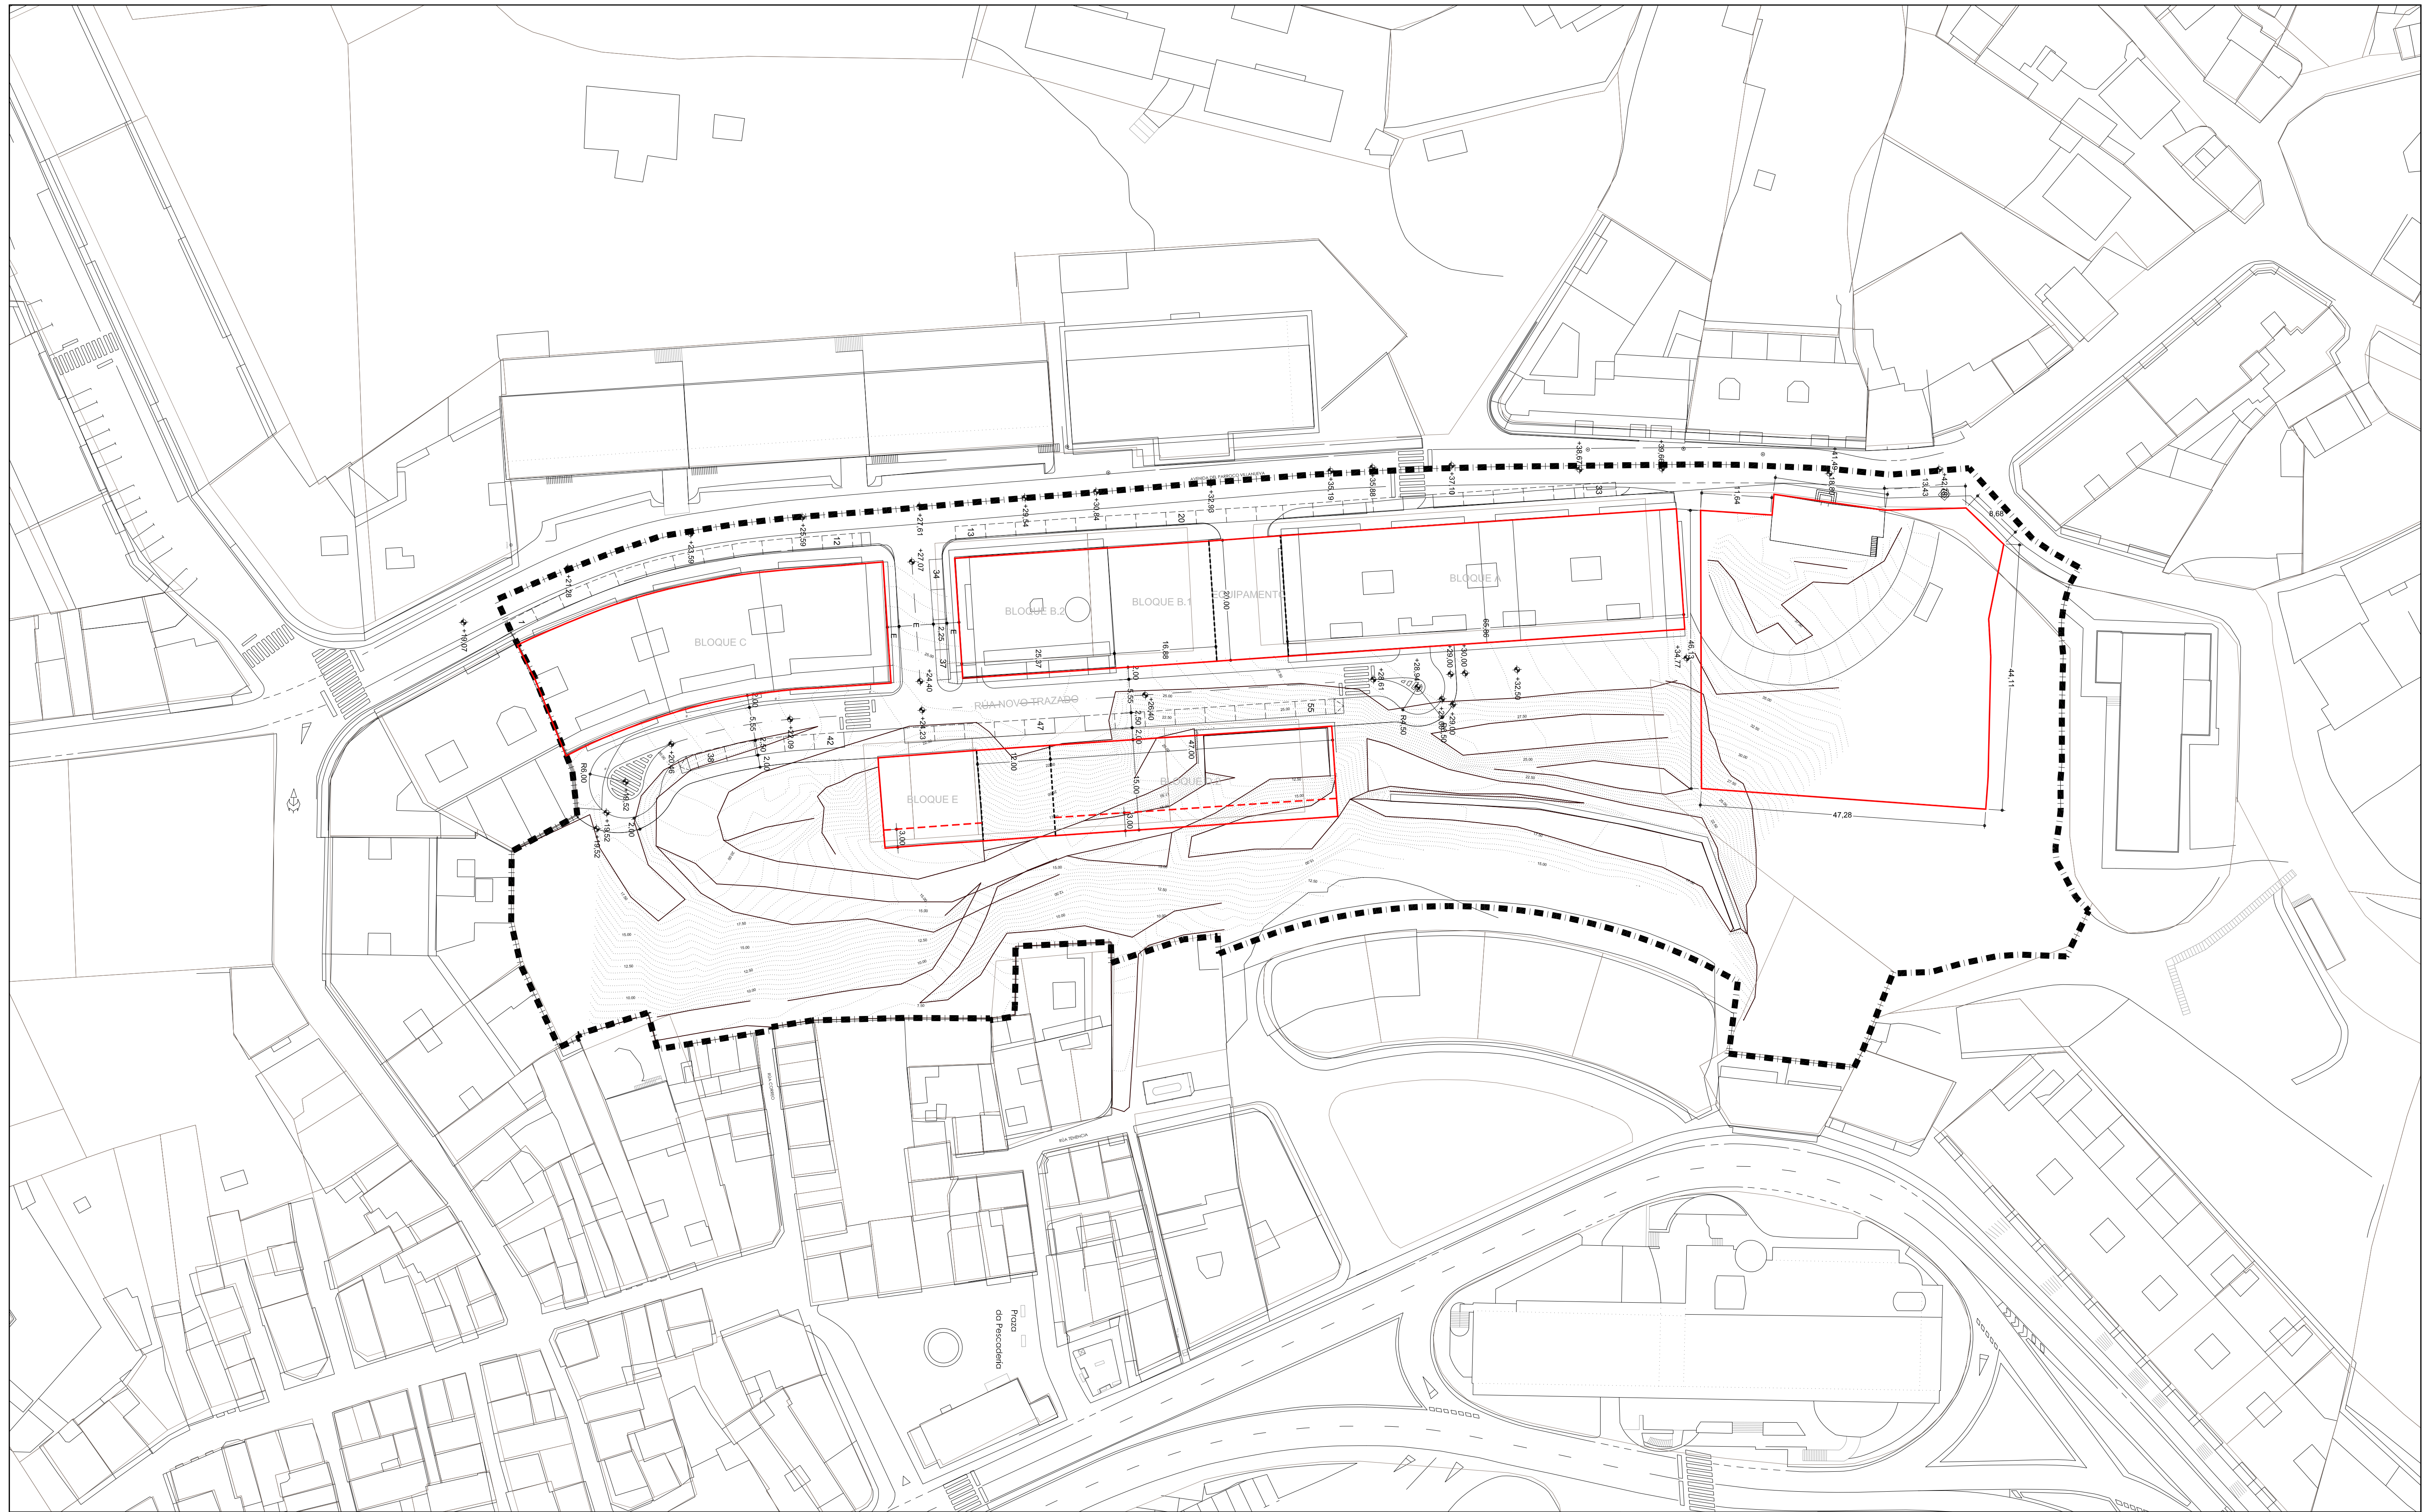

SIMBOLOXÍA

- LÍMITE DO SECTOR
- ALBERGACIÓN
- ⊕ RASANTE
- ⊕ ACOTACIÓN DE RUAS E FONDOS

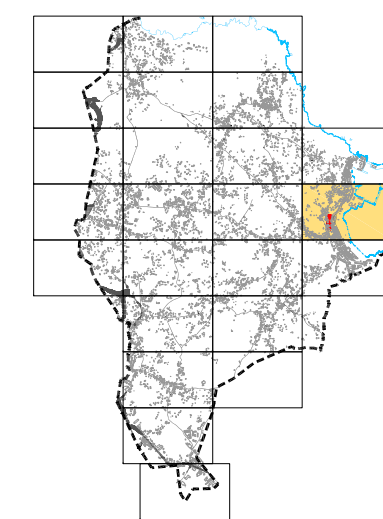

PLAN XERAL DE ORDENACIÓN MUNICIPAL

SADA



DOCUMENTO DE APROBACIÓN INICIAL

OUTUBRO 2.012



MONTEVOLIA ARQUITECTURA, S.L.P.
ANGEL L. MONTEVOLIA DÍAZ, ARQUITECTO


ORDENACIÓN DE ÁREA DE PLANEAMENTO DETALLADO AR-D.2.4

CÓDIGO DE PLANO:


**REDE VIARIA.
COTAS E RASANTES**

APD-02

ESCALA 1 / 500

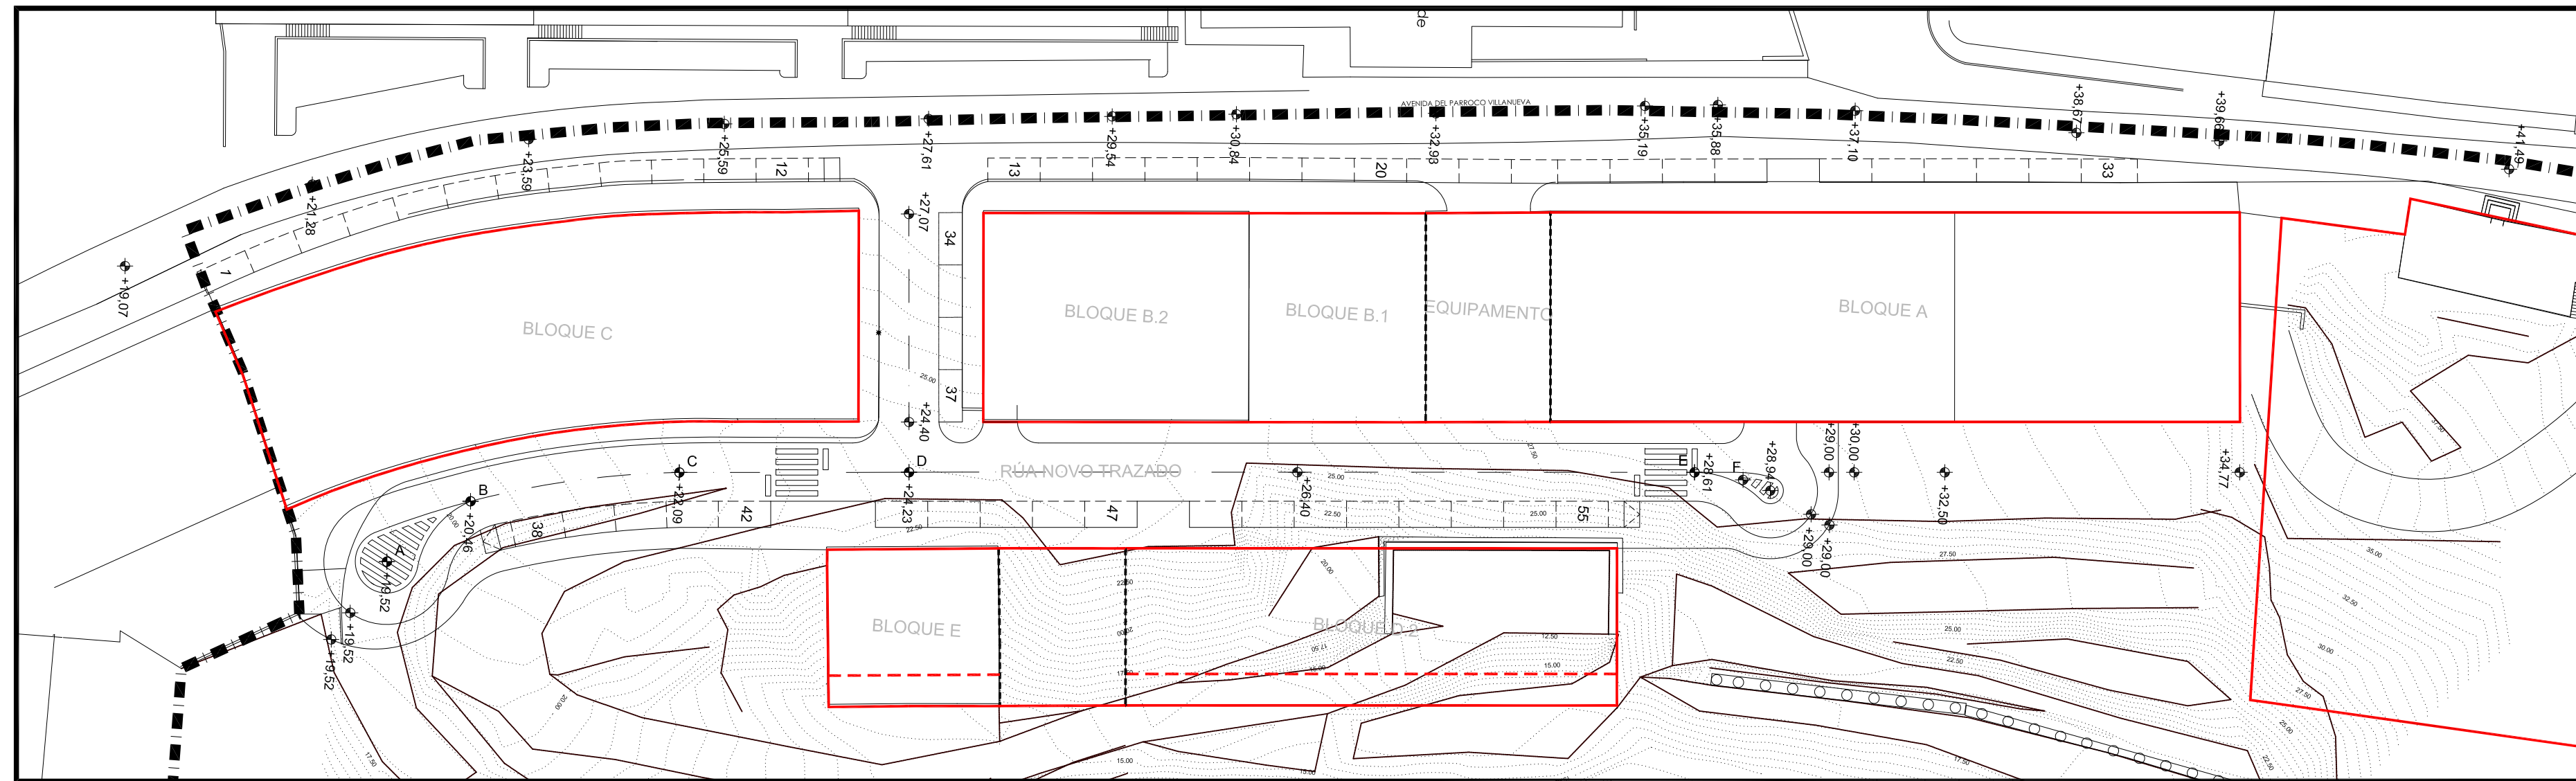


PLANTA XERAL

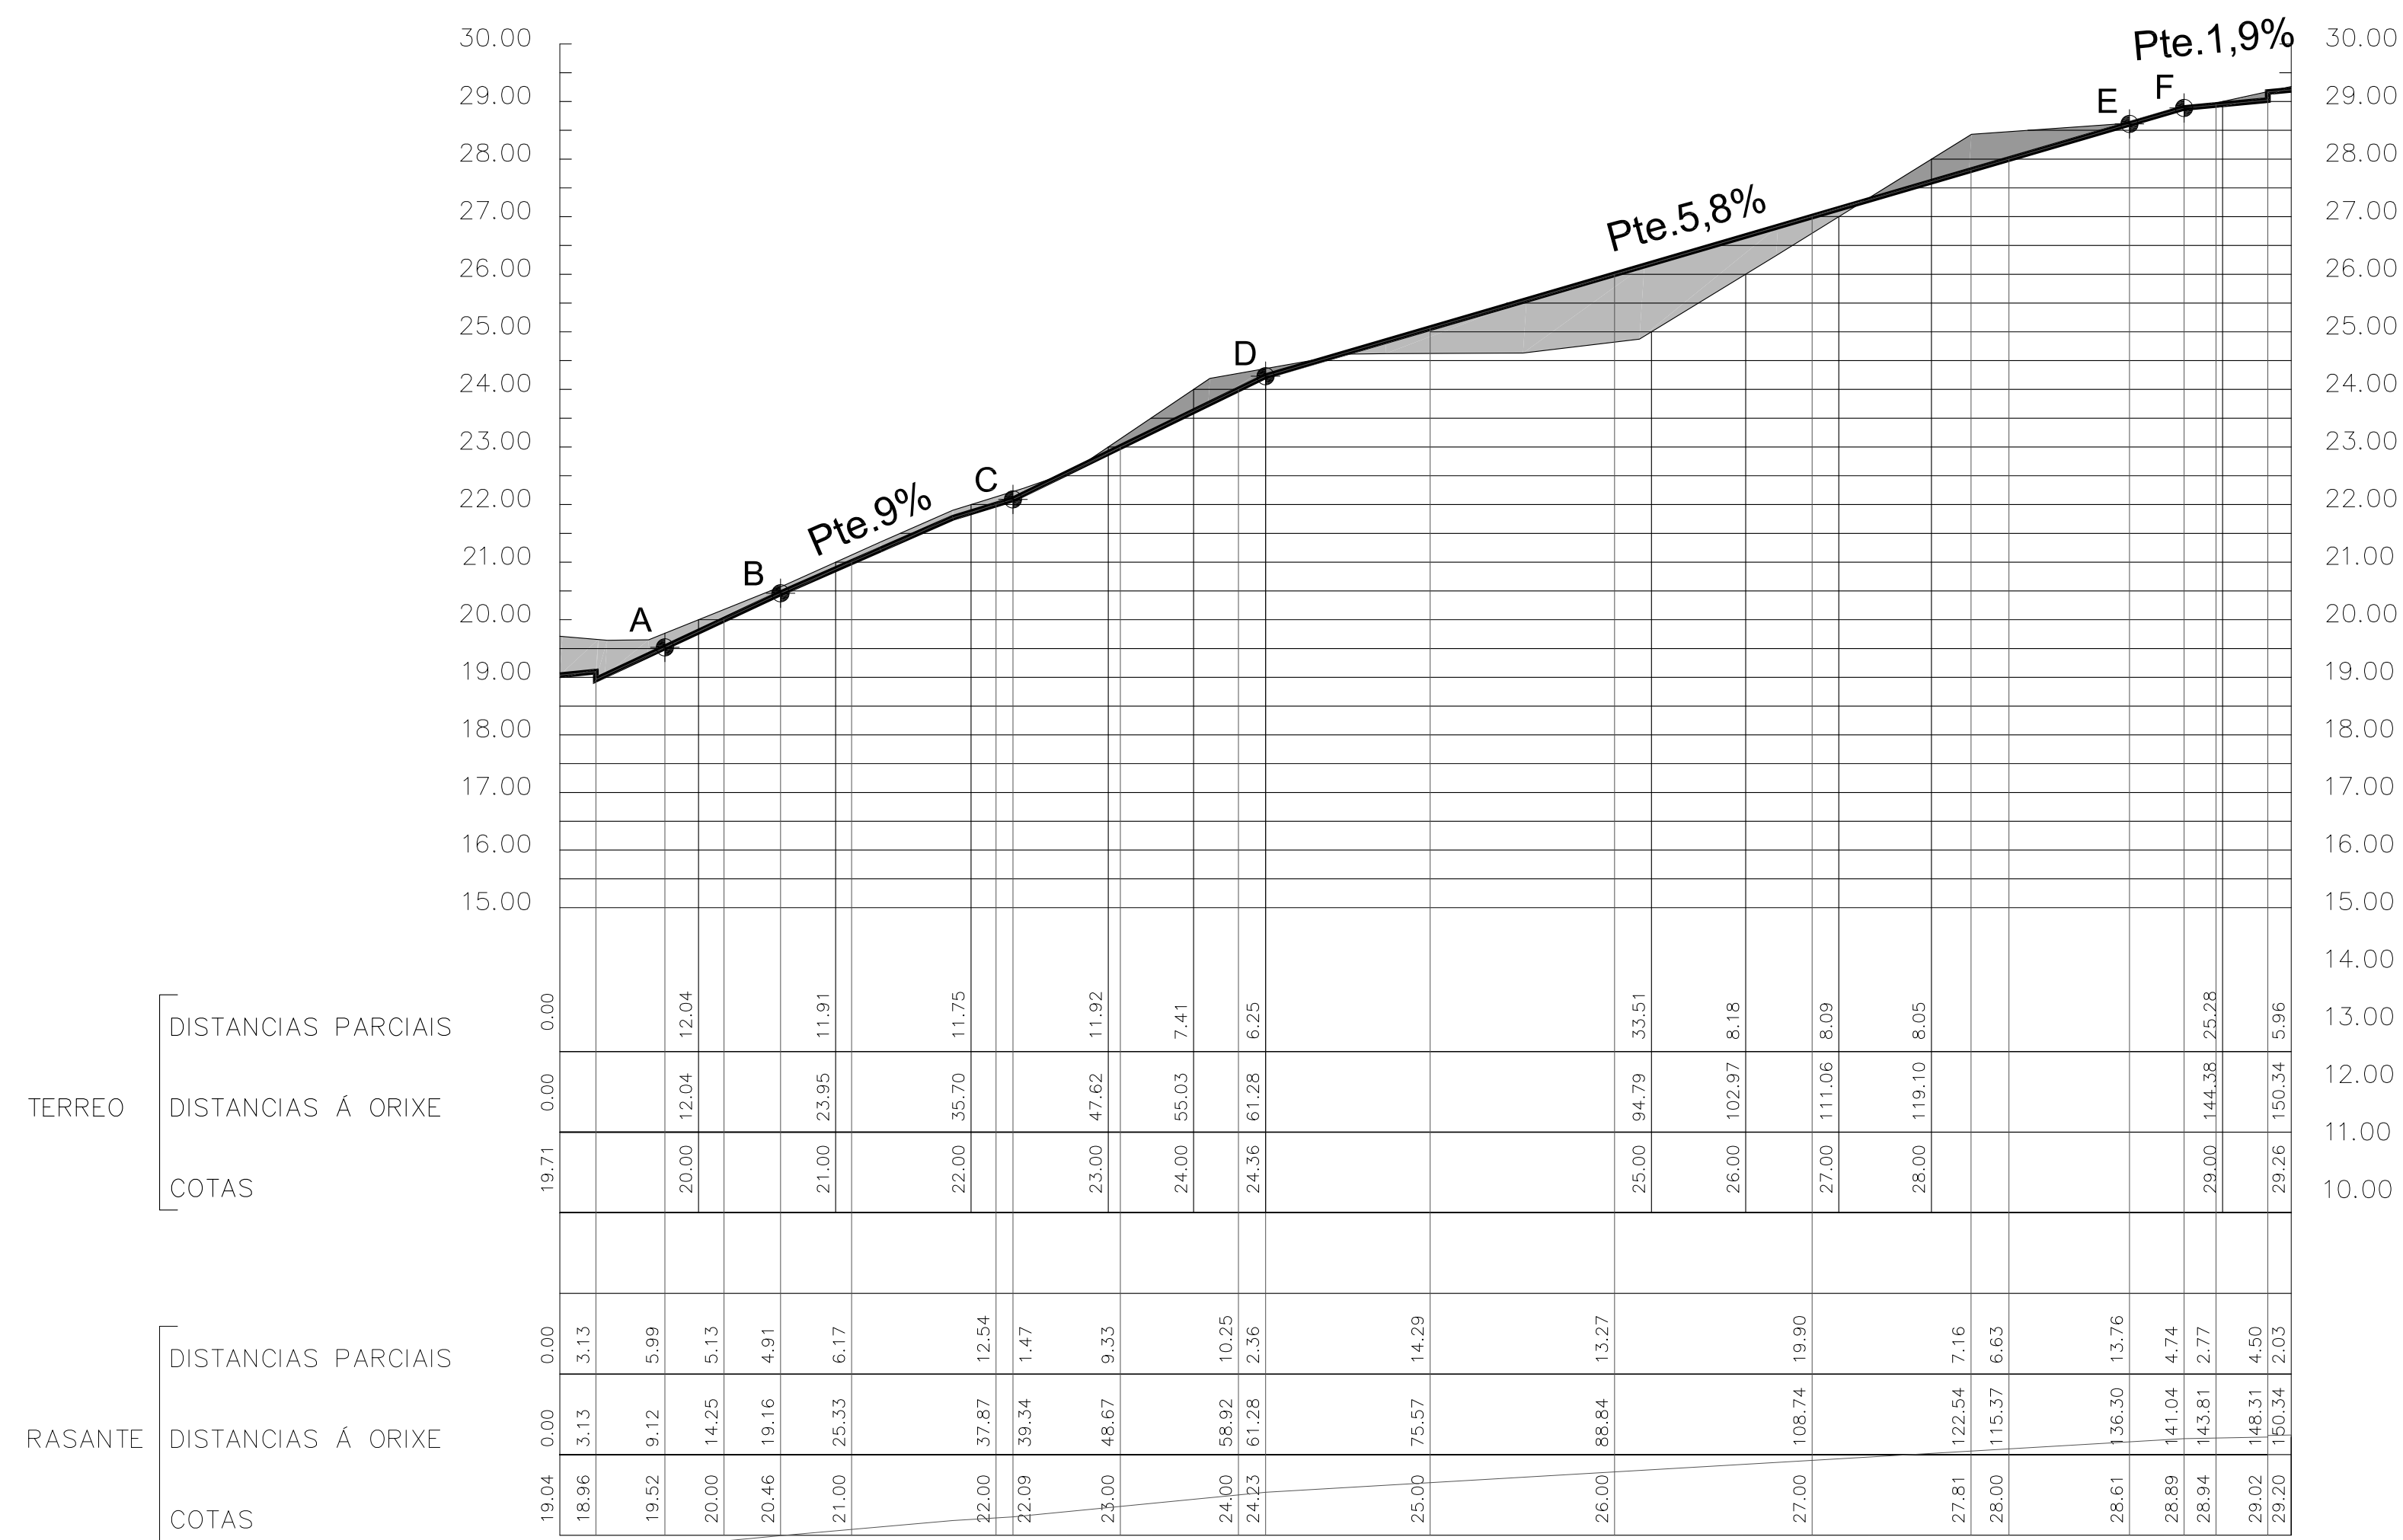

PERFIL LONXITUDINAL RUA NOVO TRAZADO

SIMBOLOXÍA

- LIMITE DO SECTOR
- ALIENACIÓN
- LÍNEA DE FONDO OU REQUIMENTO
- LÍNEA LIMITE DE EDIFICACIÓN NAS ESTRADAS
- LÍNEA DE SOPORTAL OU PASO EN PLANTA BAIXA

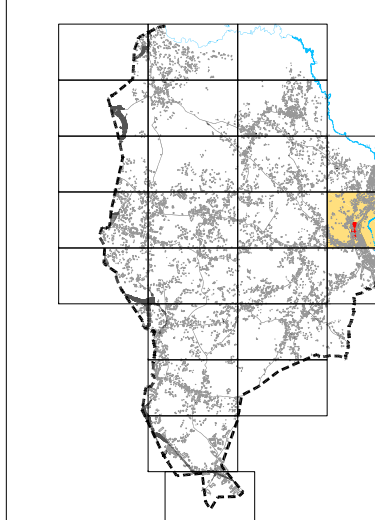

PLAN XERAL DE ORDENACIÓN MUNICIPAL

SADA



DOCUMENTO DE APROBACIÓN INICIAL OÜTUBRO 2.012



MONTEOLIVA ARQUITECTURA, S.L.P.
ANGEL L. MONTEOLIVA DIAZ, ARQUITECTO


ORDENACIÓN DE ÁREA DE PLANEAMENTO DETALLADO AR-D.2.4

REDE VIARIA.
PERFIL LONXITUDINAL
PERFIL TRANSVERSAL


CÓDIGO DE PLANO:

APD-03


ESCALA 1 / 500

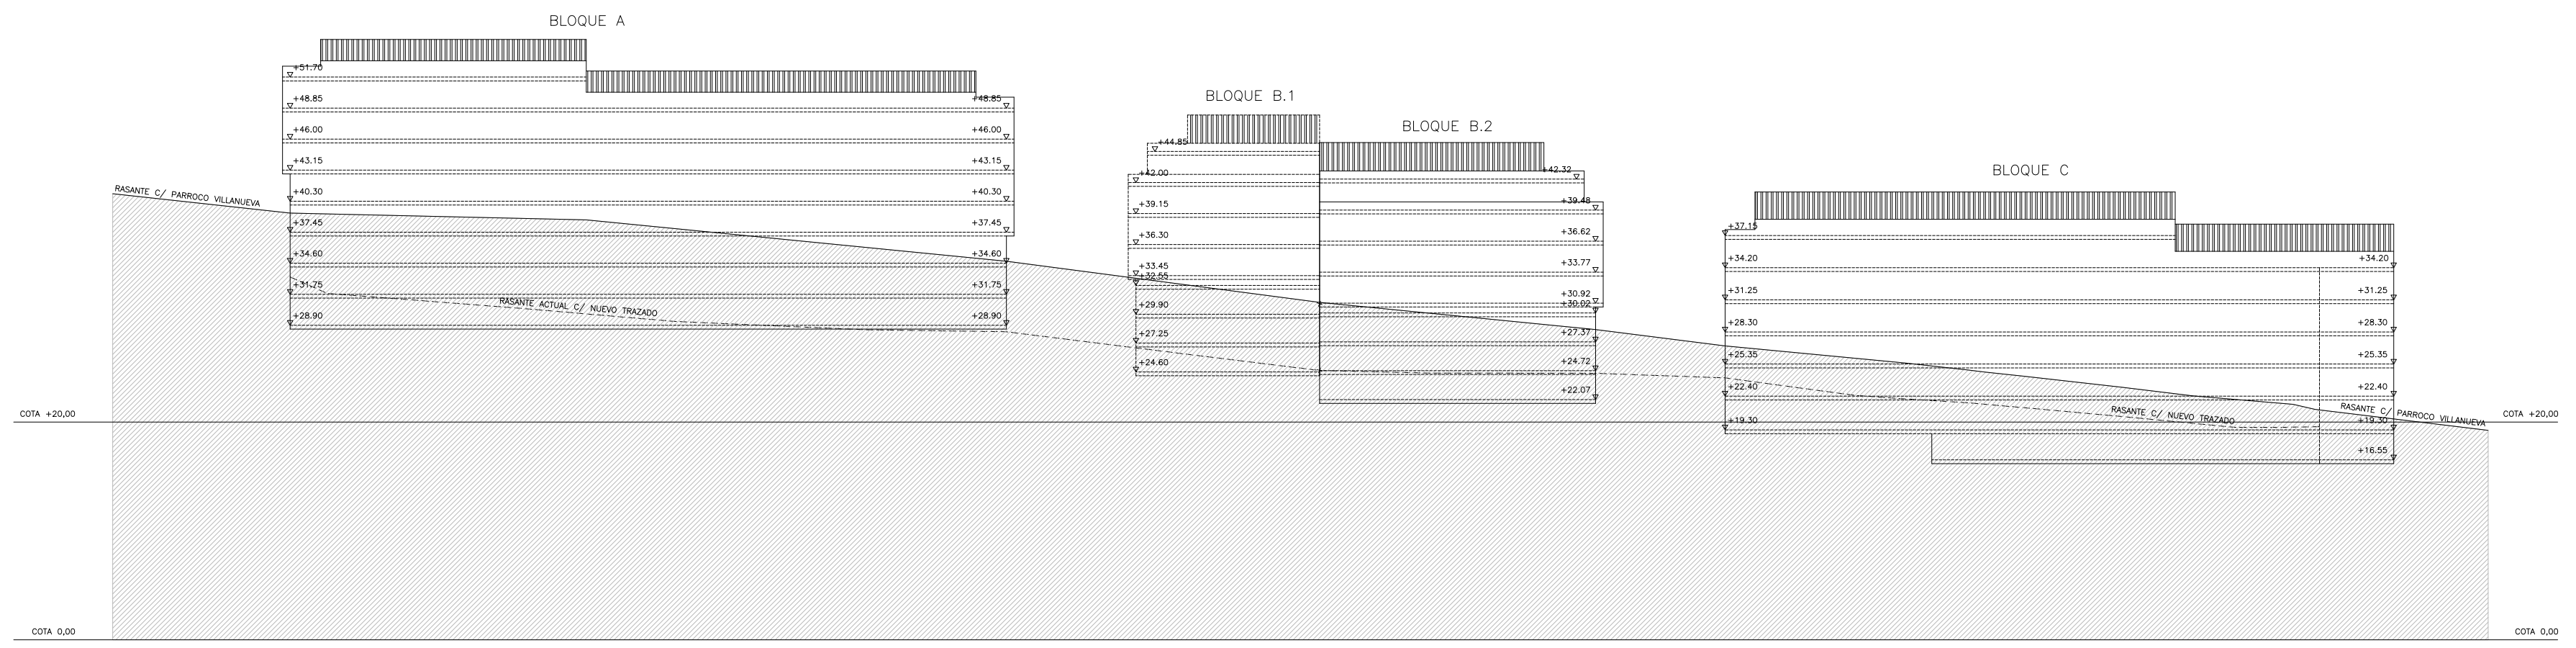



SECCIÓN L.1

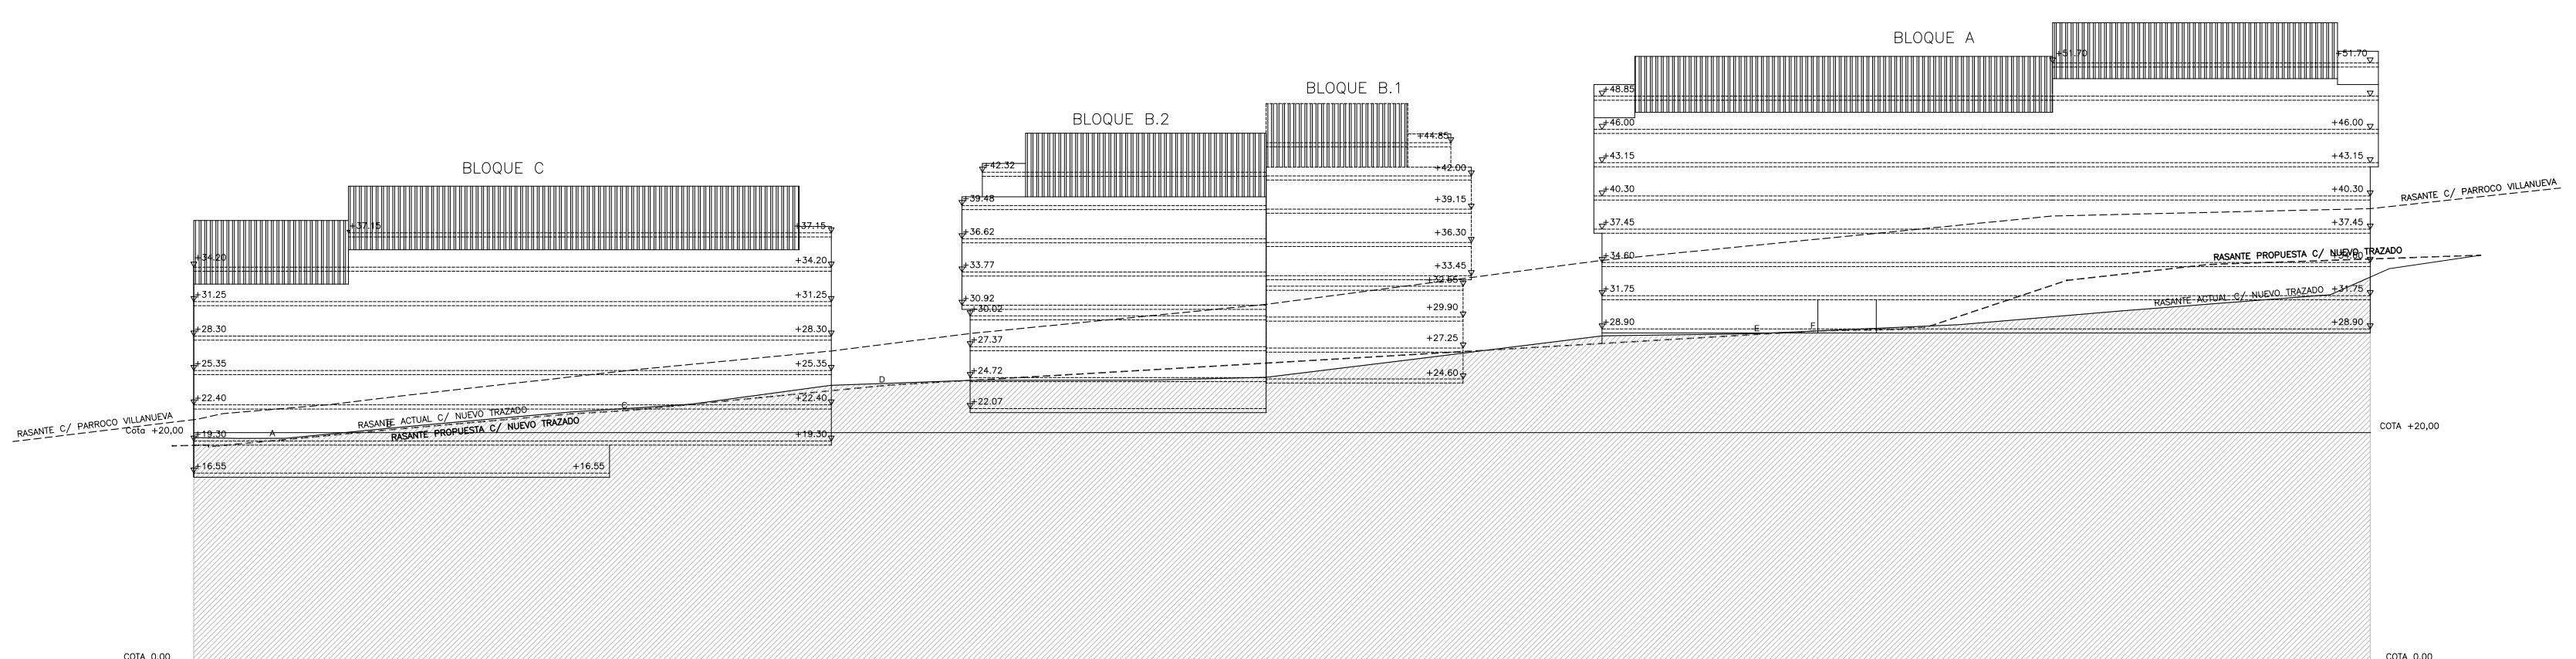


SECCIÓN L.2

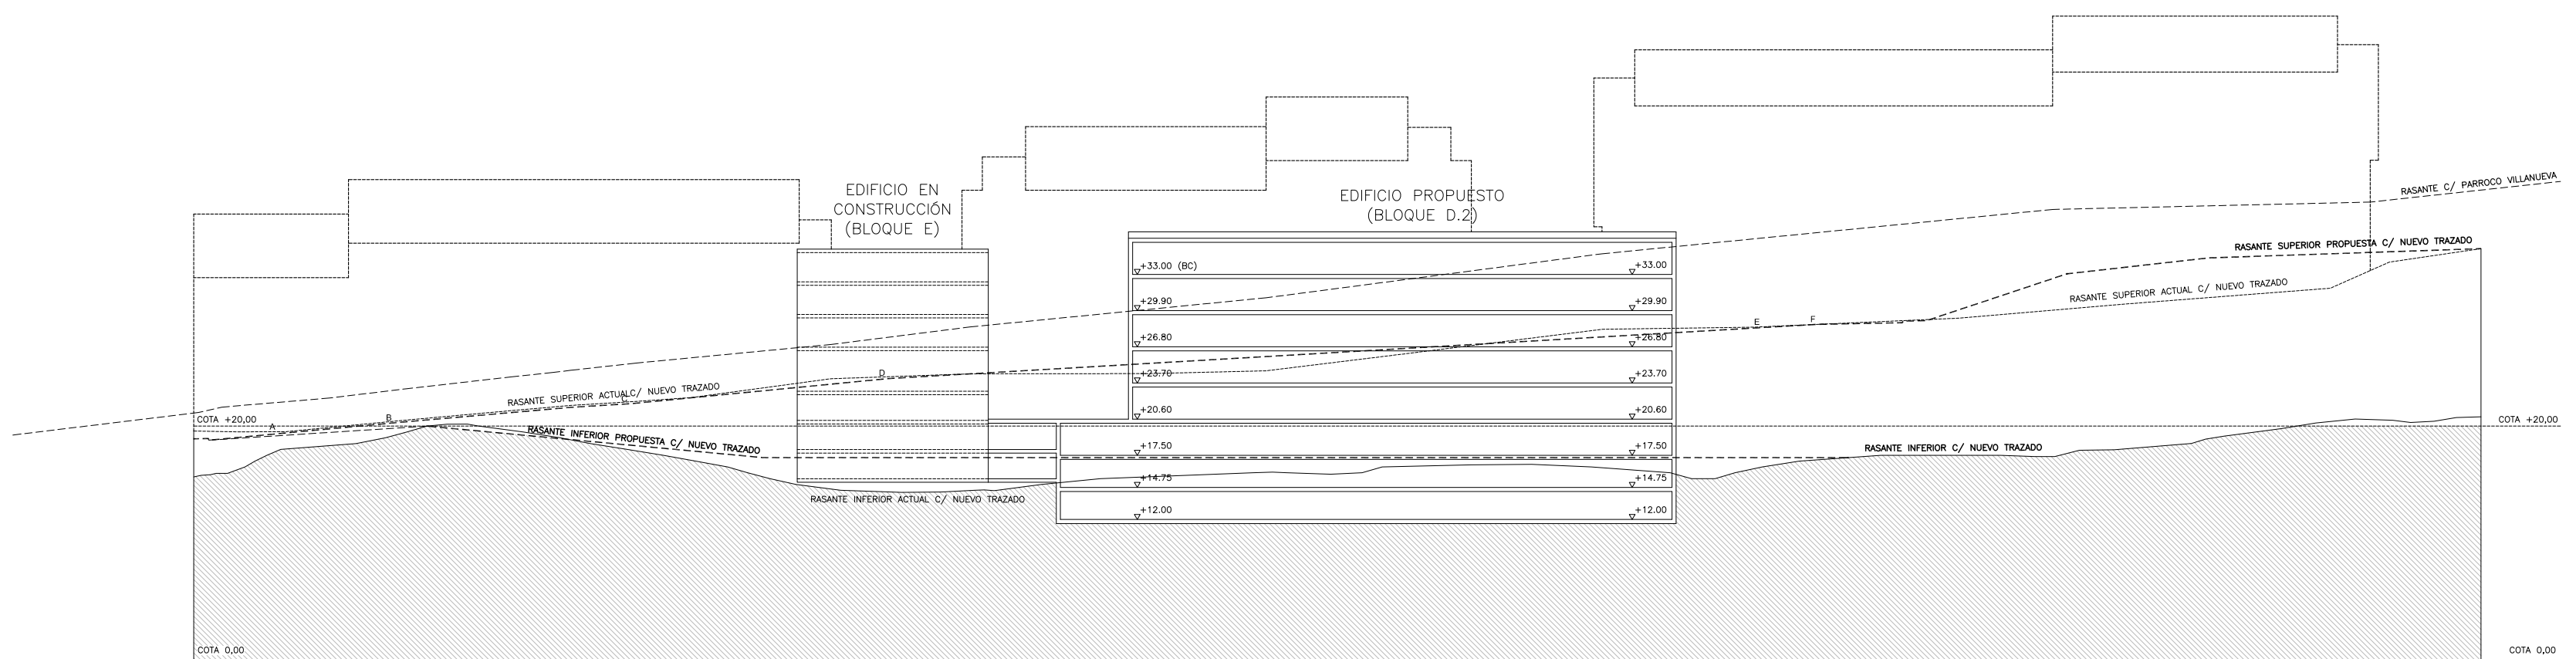


SECCIÓN L.3

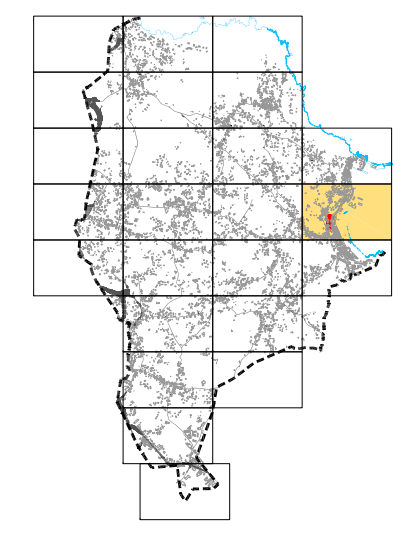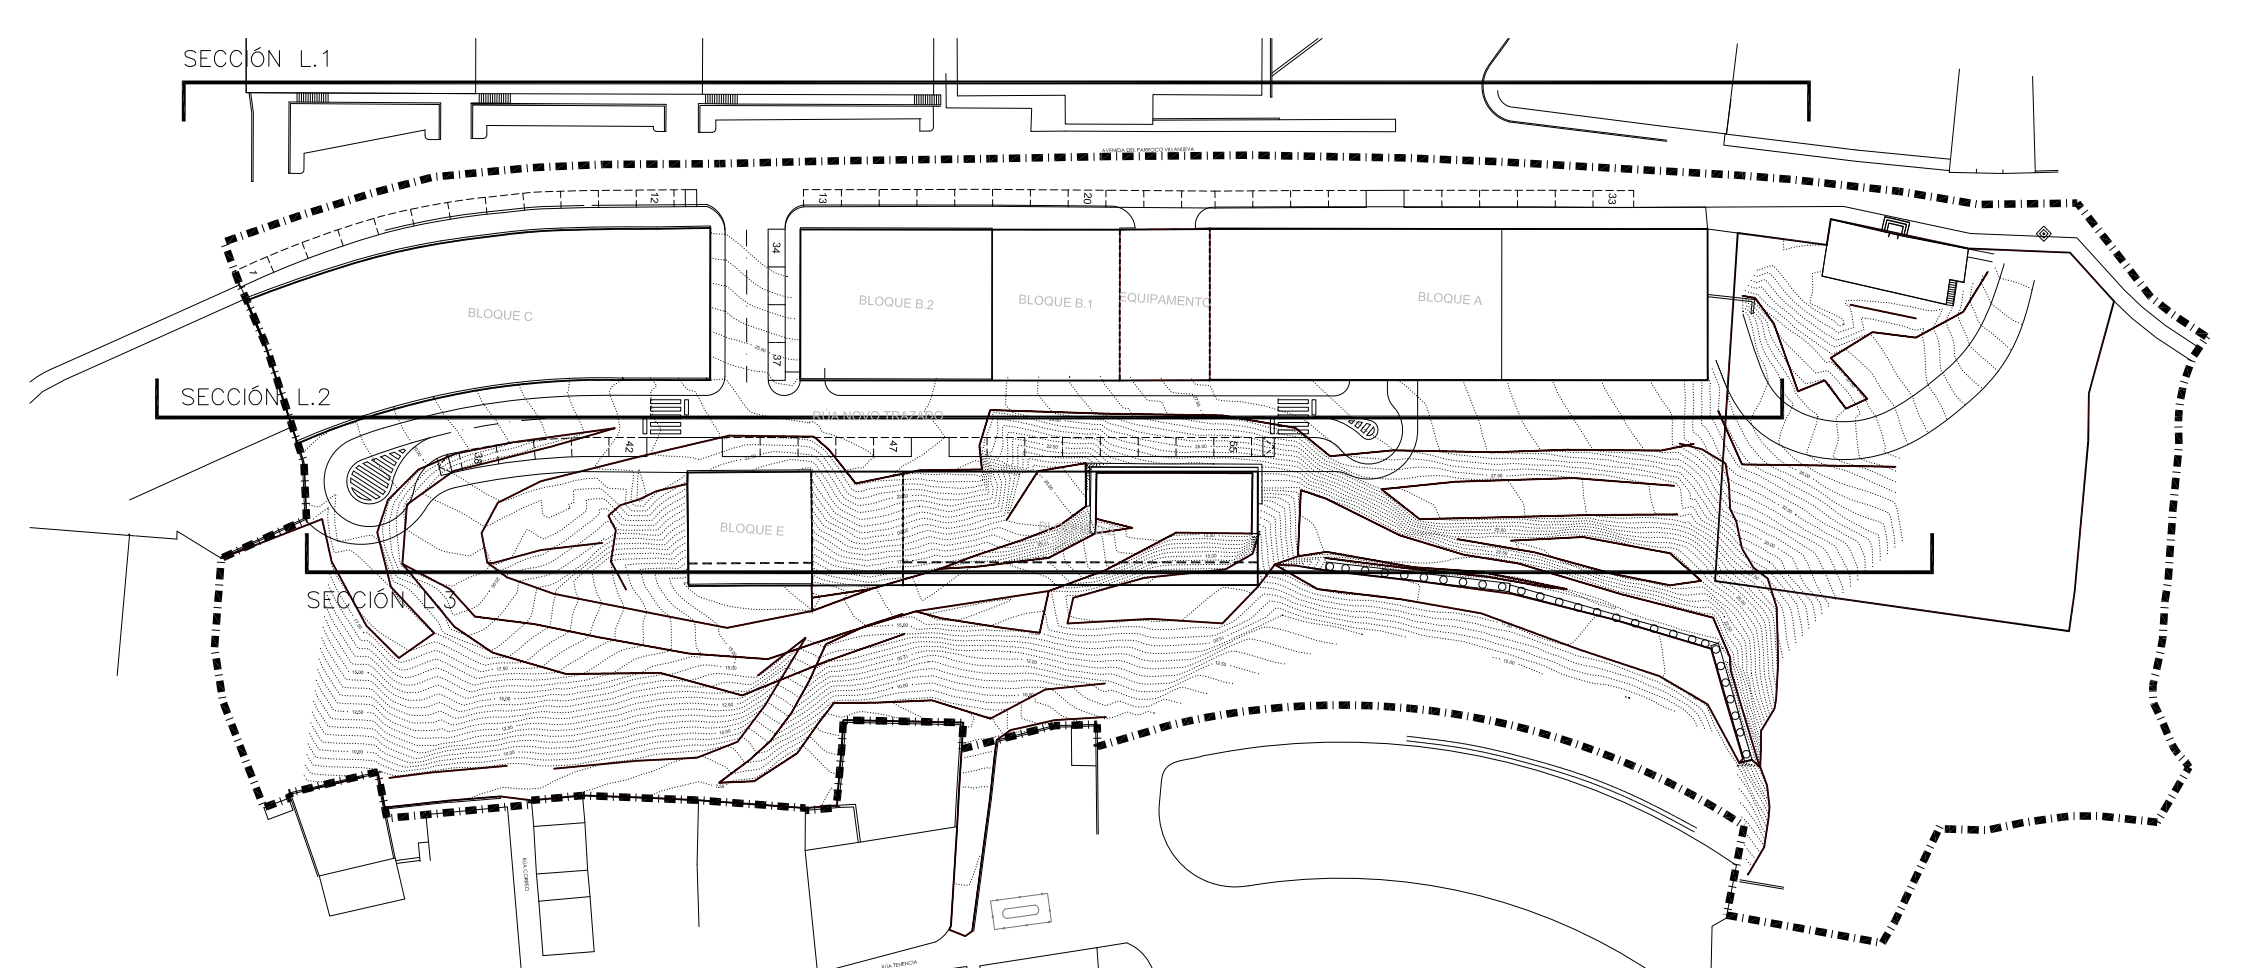


<p>PLAN XERAL DE ORDENACIÓN MUNICIPAL</p>	<h1>SADA</h1>		<p>OUTUBRO 2.012</p>
	<p>DOCUMENTO DE APROBACIÓN INICIAL</p>		
<p>MONTEOLIVA ARQUITECTURA, S.L.P.</p> <p>ANGEL L. MONTEOLIVA DIAZ, ARQUITECTO</p>	<p>ORDENACIÓN DE ÁREA DE PLANEAMIENTO DETALLADO AR-D.2.4</p> <p>SECCIONS LONXITUDINAIS</p>		<p>CÓDIGO DE PLANO:</p> <p>APD-04</p> <p>ESCALA 1 / 500</p>

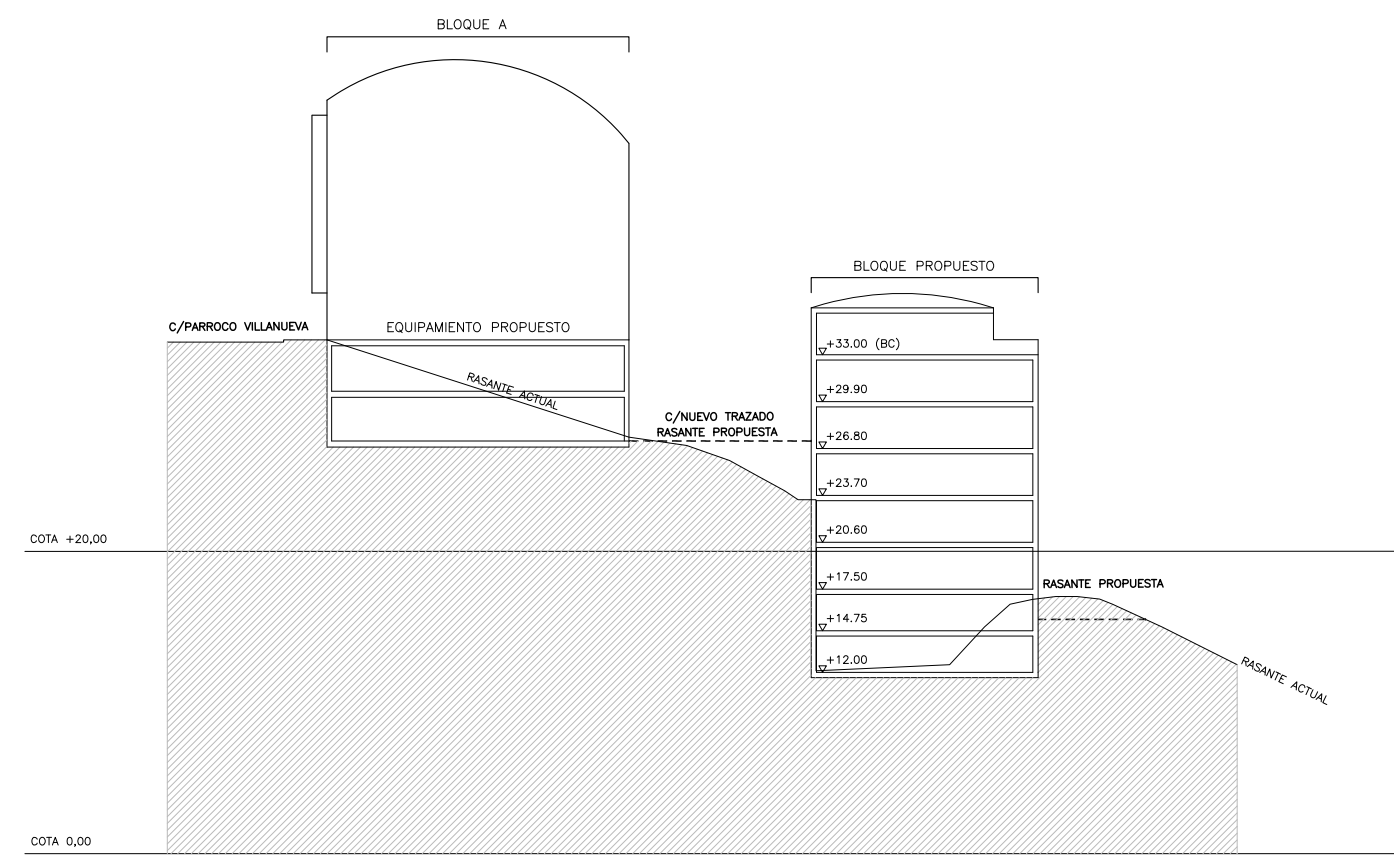


SECCIÓN T.1

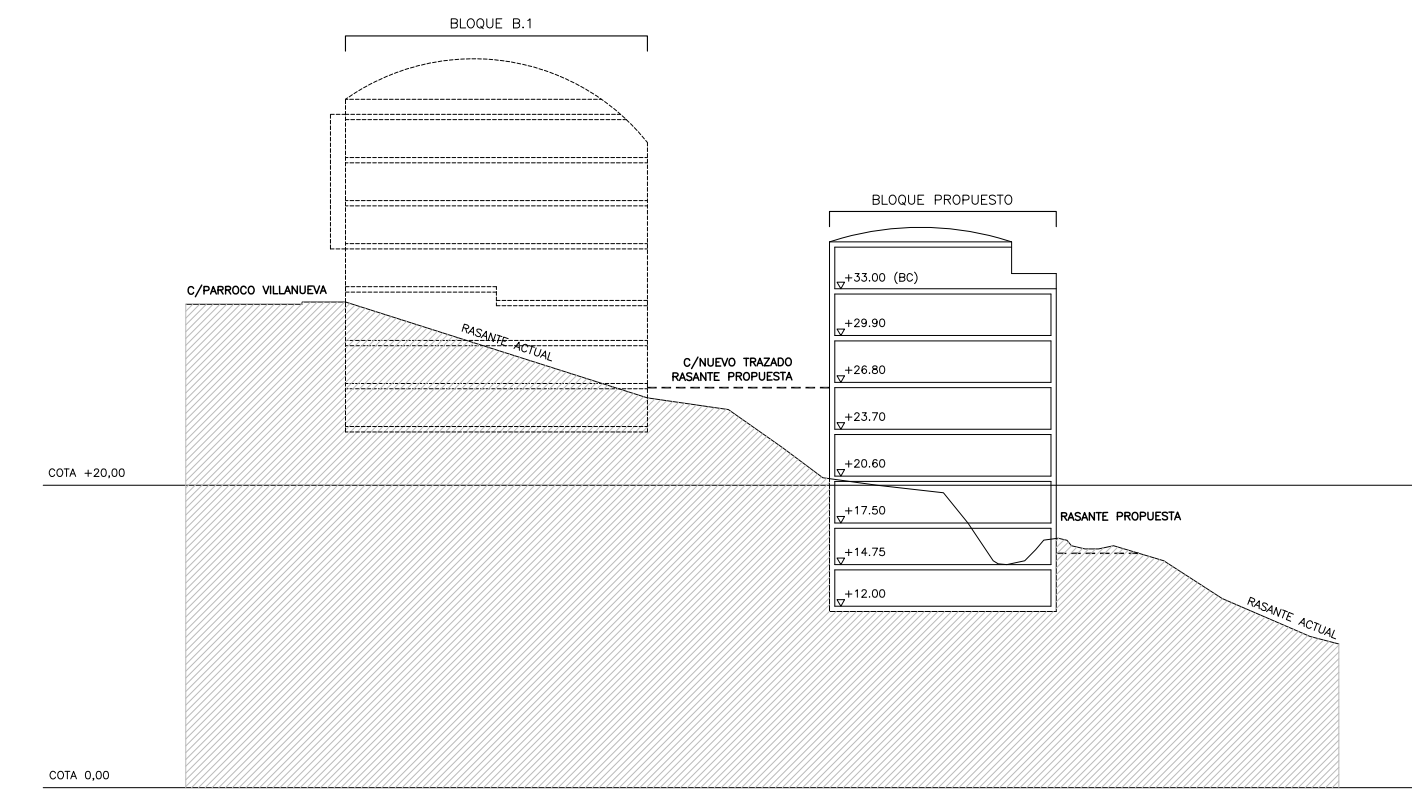


SECCIÓN T.2

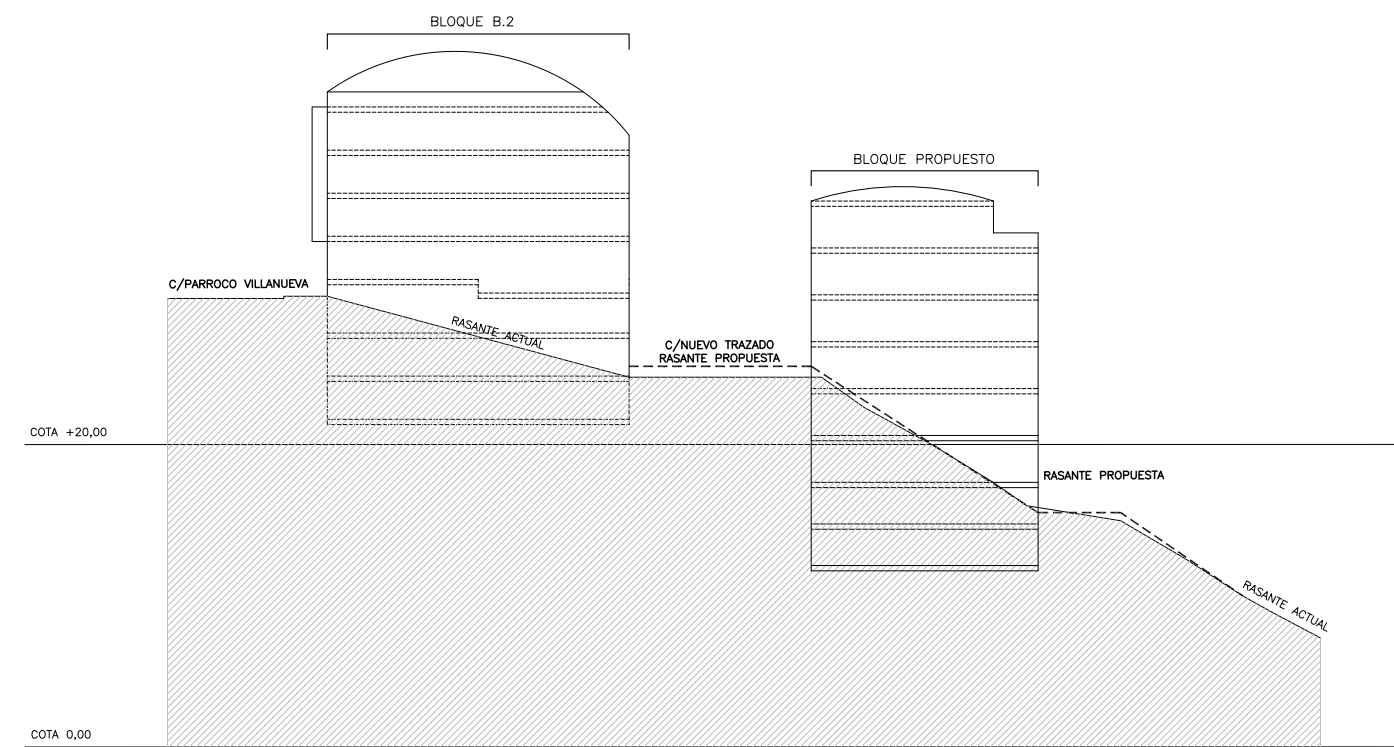



SECCIÓN T.3

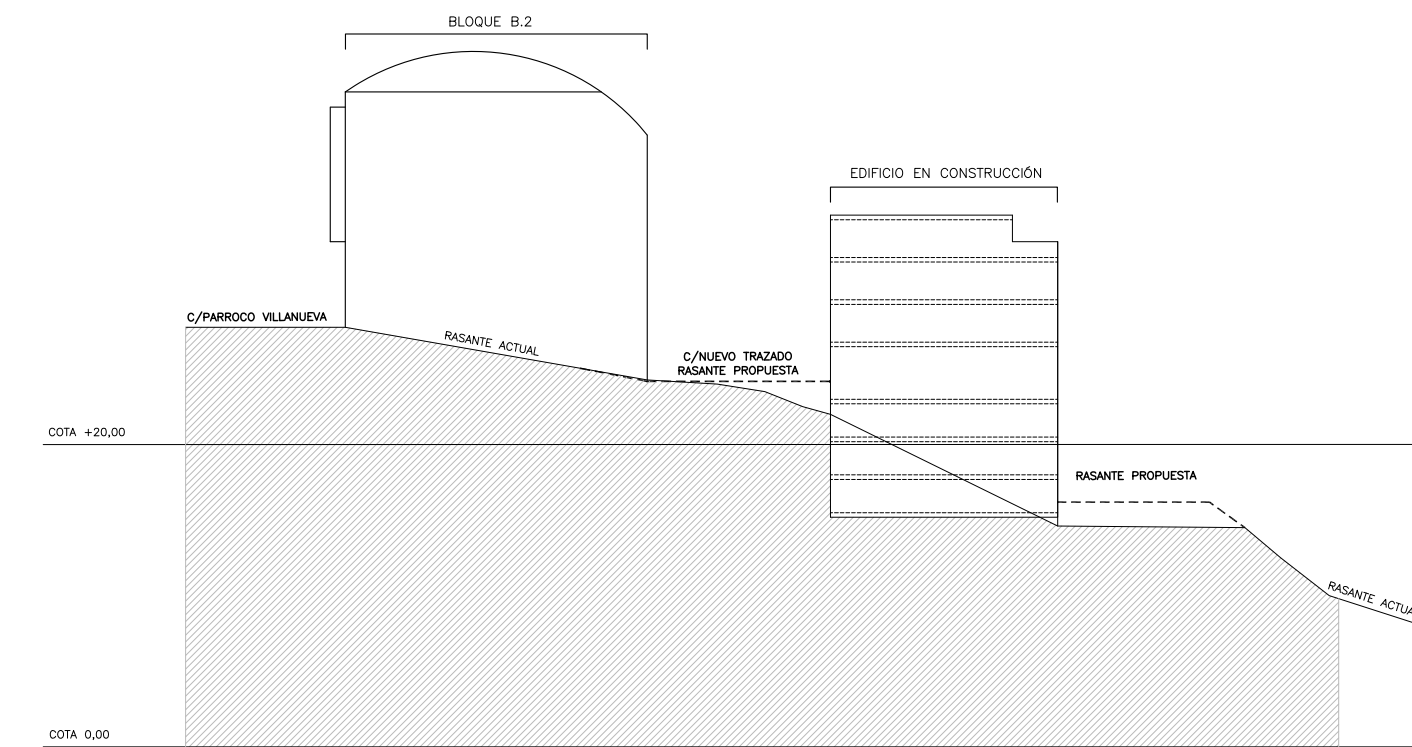

SECCIÓN T.4

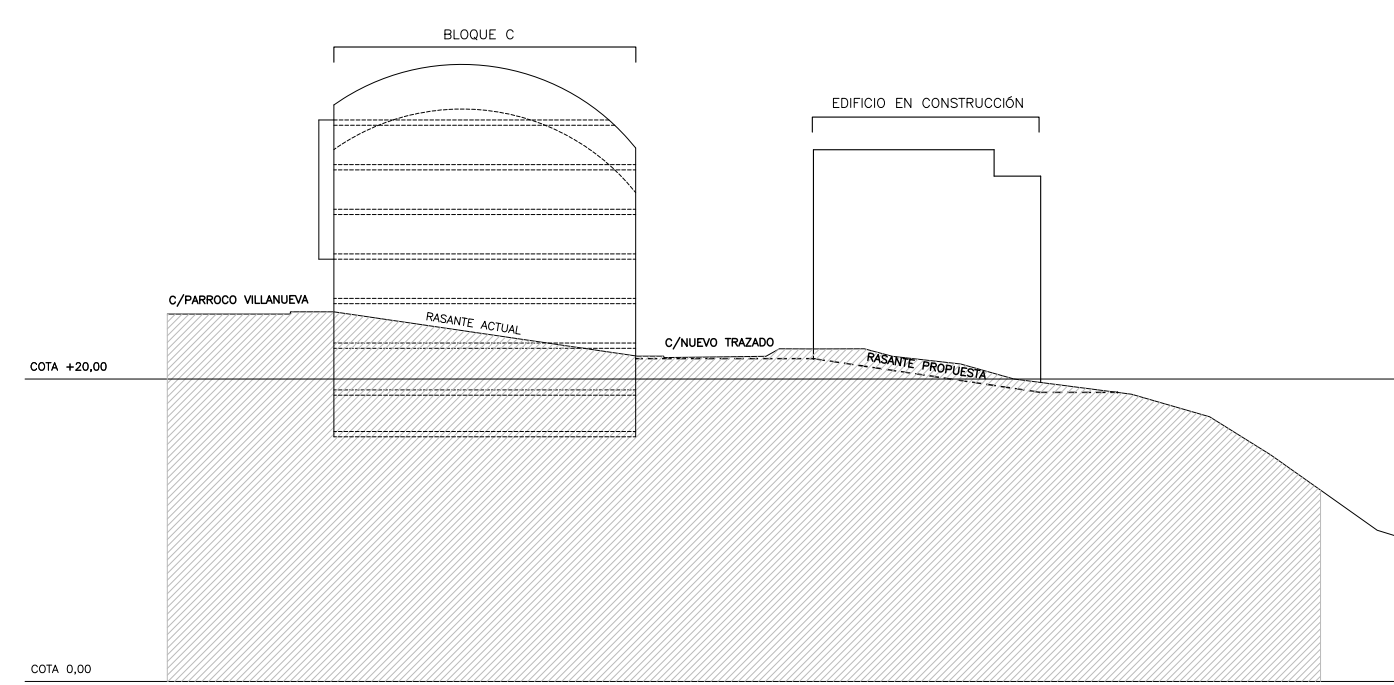

SECCIÓN T.5

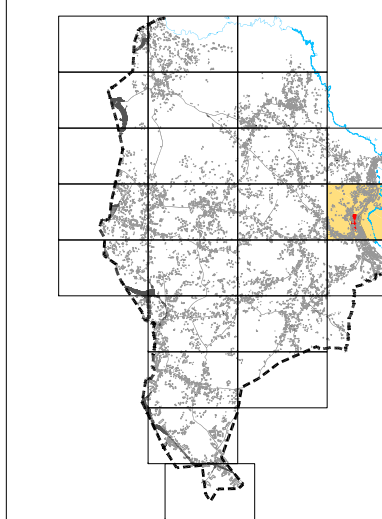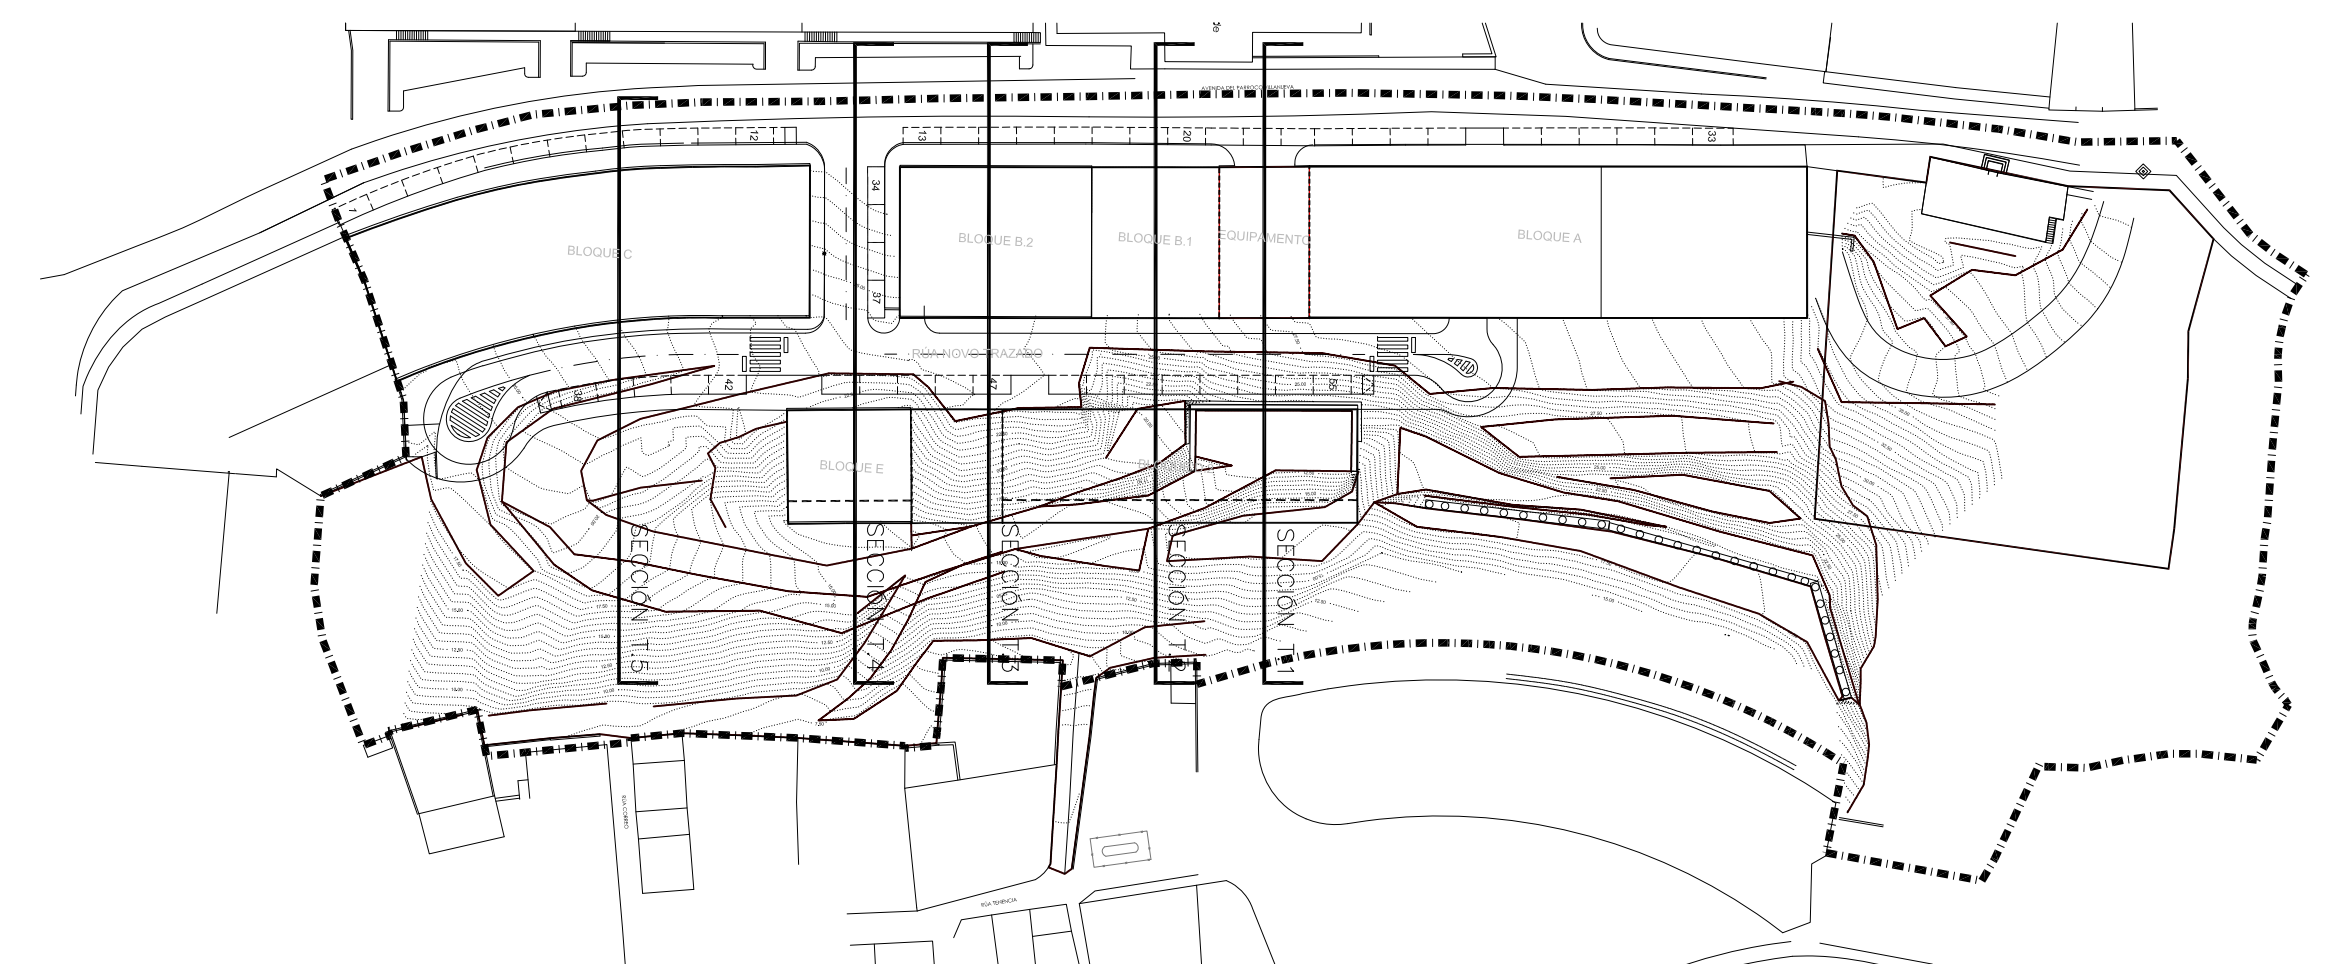

PLAN XERAL DE ORDENACIÓN MUNICIPAL

SADA



DOCUMENTO DE APROBACIÓN INICIAL

OUTUBRO 2.012



MONTEOLIVA ARQUITECTURA, S.L.P.
ANGEL L. MONTEOLIVA DÍAZ, ARQUITECTO


ORDENACIÓN DE ÁREA DE PLANEAMENTO DETALLADO AR-D.2.4

SECCIONES TRANSVERSAIS

CÓDIGO DE PLANO:


APD-05

ESCALA 1 / 500

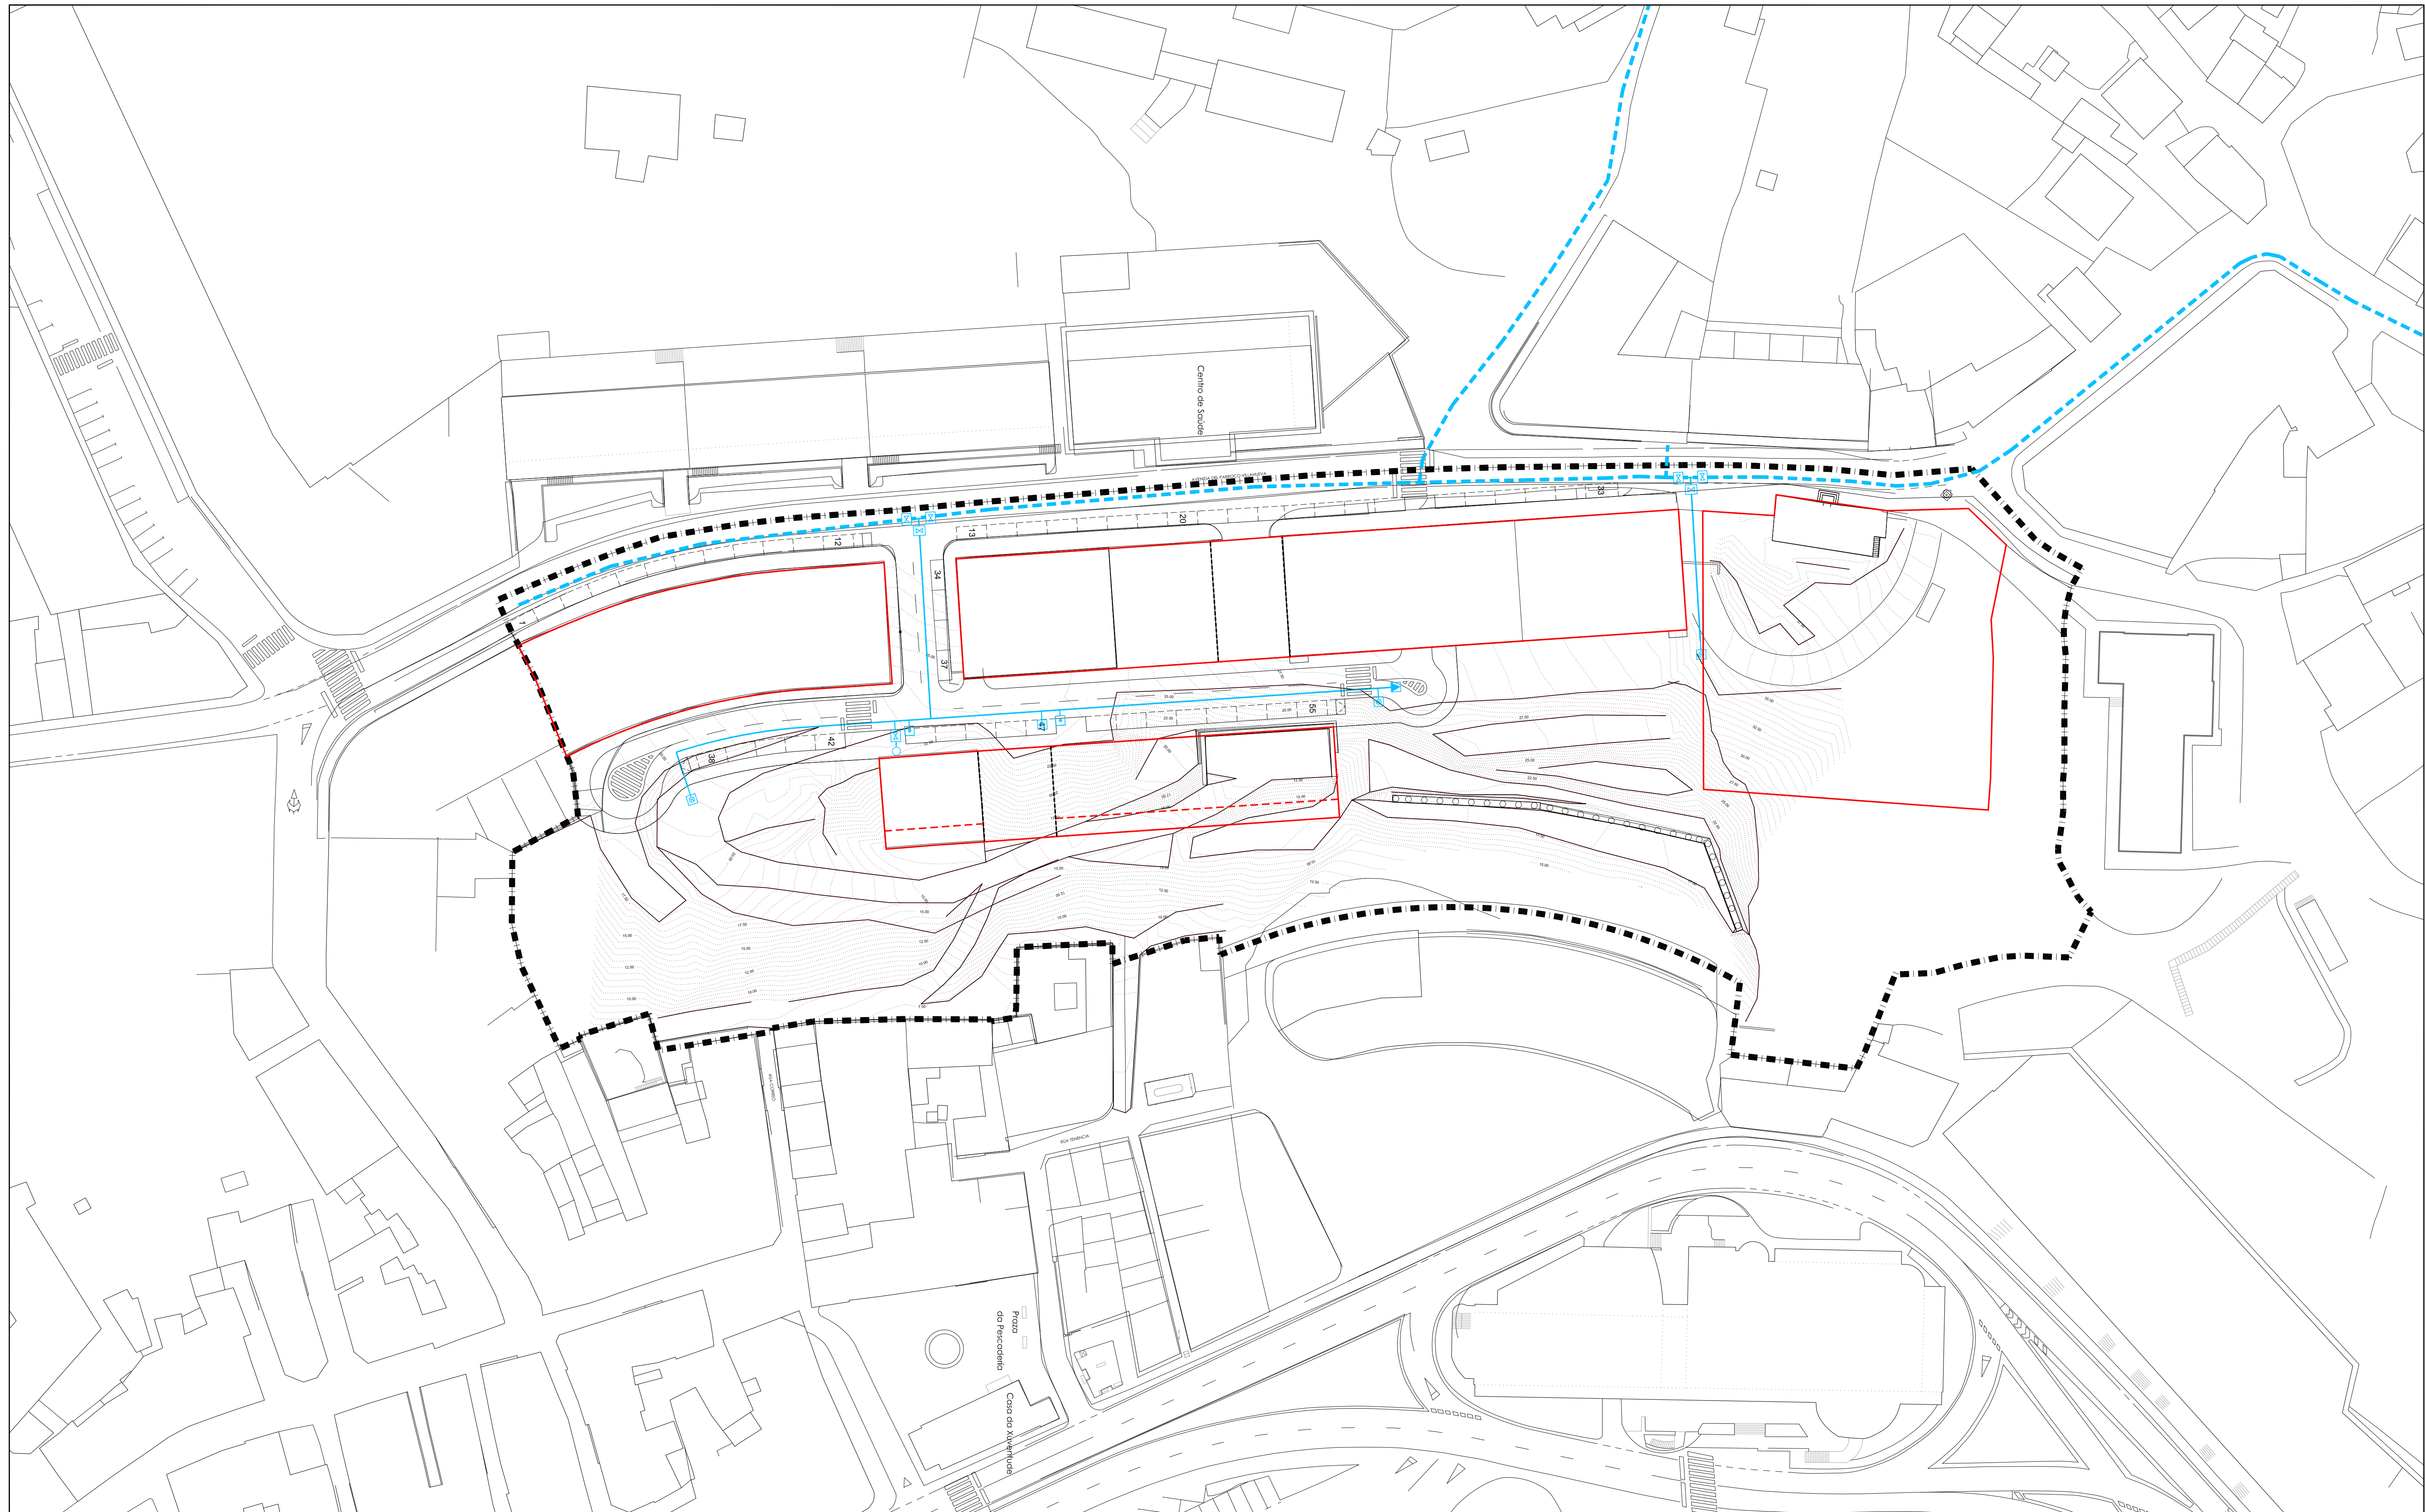


LENDA DE ABASTECIMENTO

- REDE DE ABASTECIMENTO DO SECTOR EXISTENTE
- REDE DE ABASTECIMENTO PROXECTADA
- PUNTO DE ACOMETIDA
- ARQUETA DE ENTRONQUE
- Ø125 PVC DIÁMETRO NOMINAL E MATERIAL DA TUBERÍA
- CHAVE DE PASO CON DESAGÜE
- VENTOSA TIPO D.P.N.V.
- BOCA DE REGO
- ARQUETA CON CHAVE DE PASO
- BOCA DE INCENDIO EN COLUMNA
- ARQUETA DE ACOMETIDA

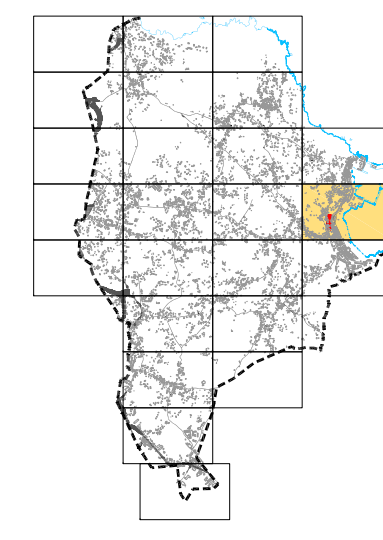


<p>PLAN XERAL DE ORDENACIÓN MUNICIPAL</p> <p>SADA</p> <p>DOCUMENTO DE APROBACIÓN INICIAL</p> <p>OUTUBRO 2.012</p>		<p>ORDENACIÓN DE ÁREA DE PLANEAMENTO DETALLADO AR-D.2.4</p> <p>CÓDIGO DE PLANO:</p> <p>APD-06</p>	<p>ESCALA 1 / 500</p>
<p>MONTEOLIVA ARQUITECTURA, S.L.P.</p> <p>ANGEL L. MONTEOLIVA DÍAZ, ARQUITECTO</p>			

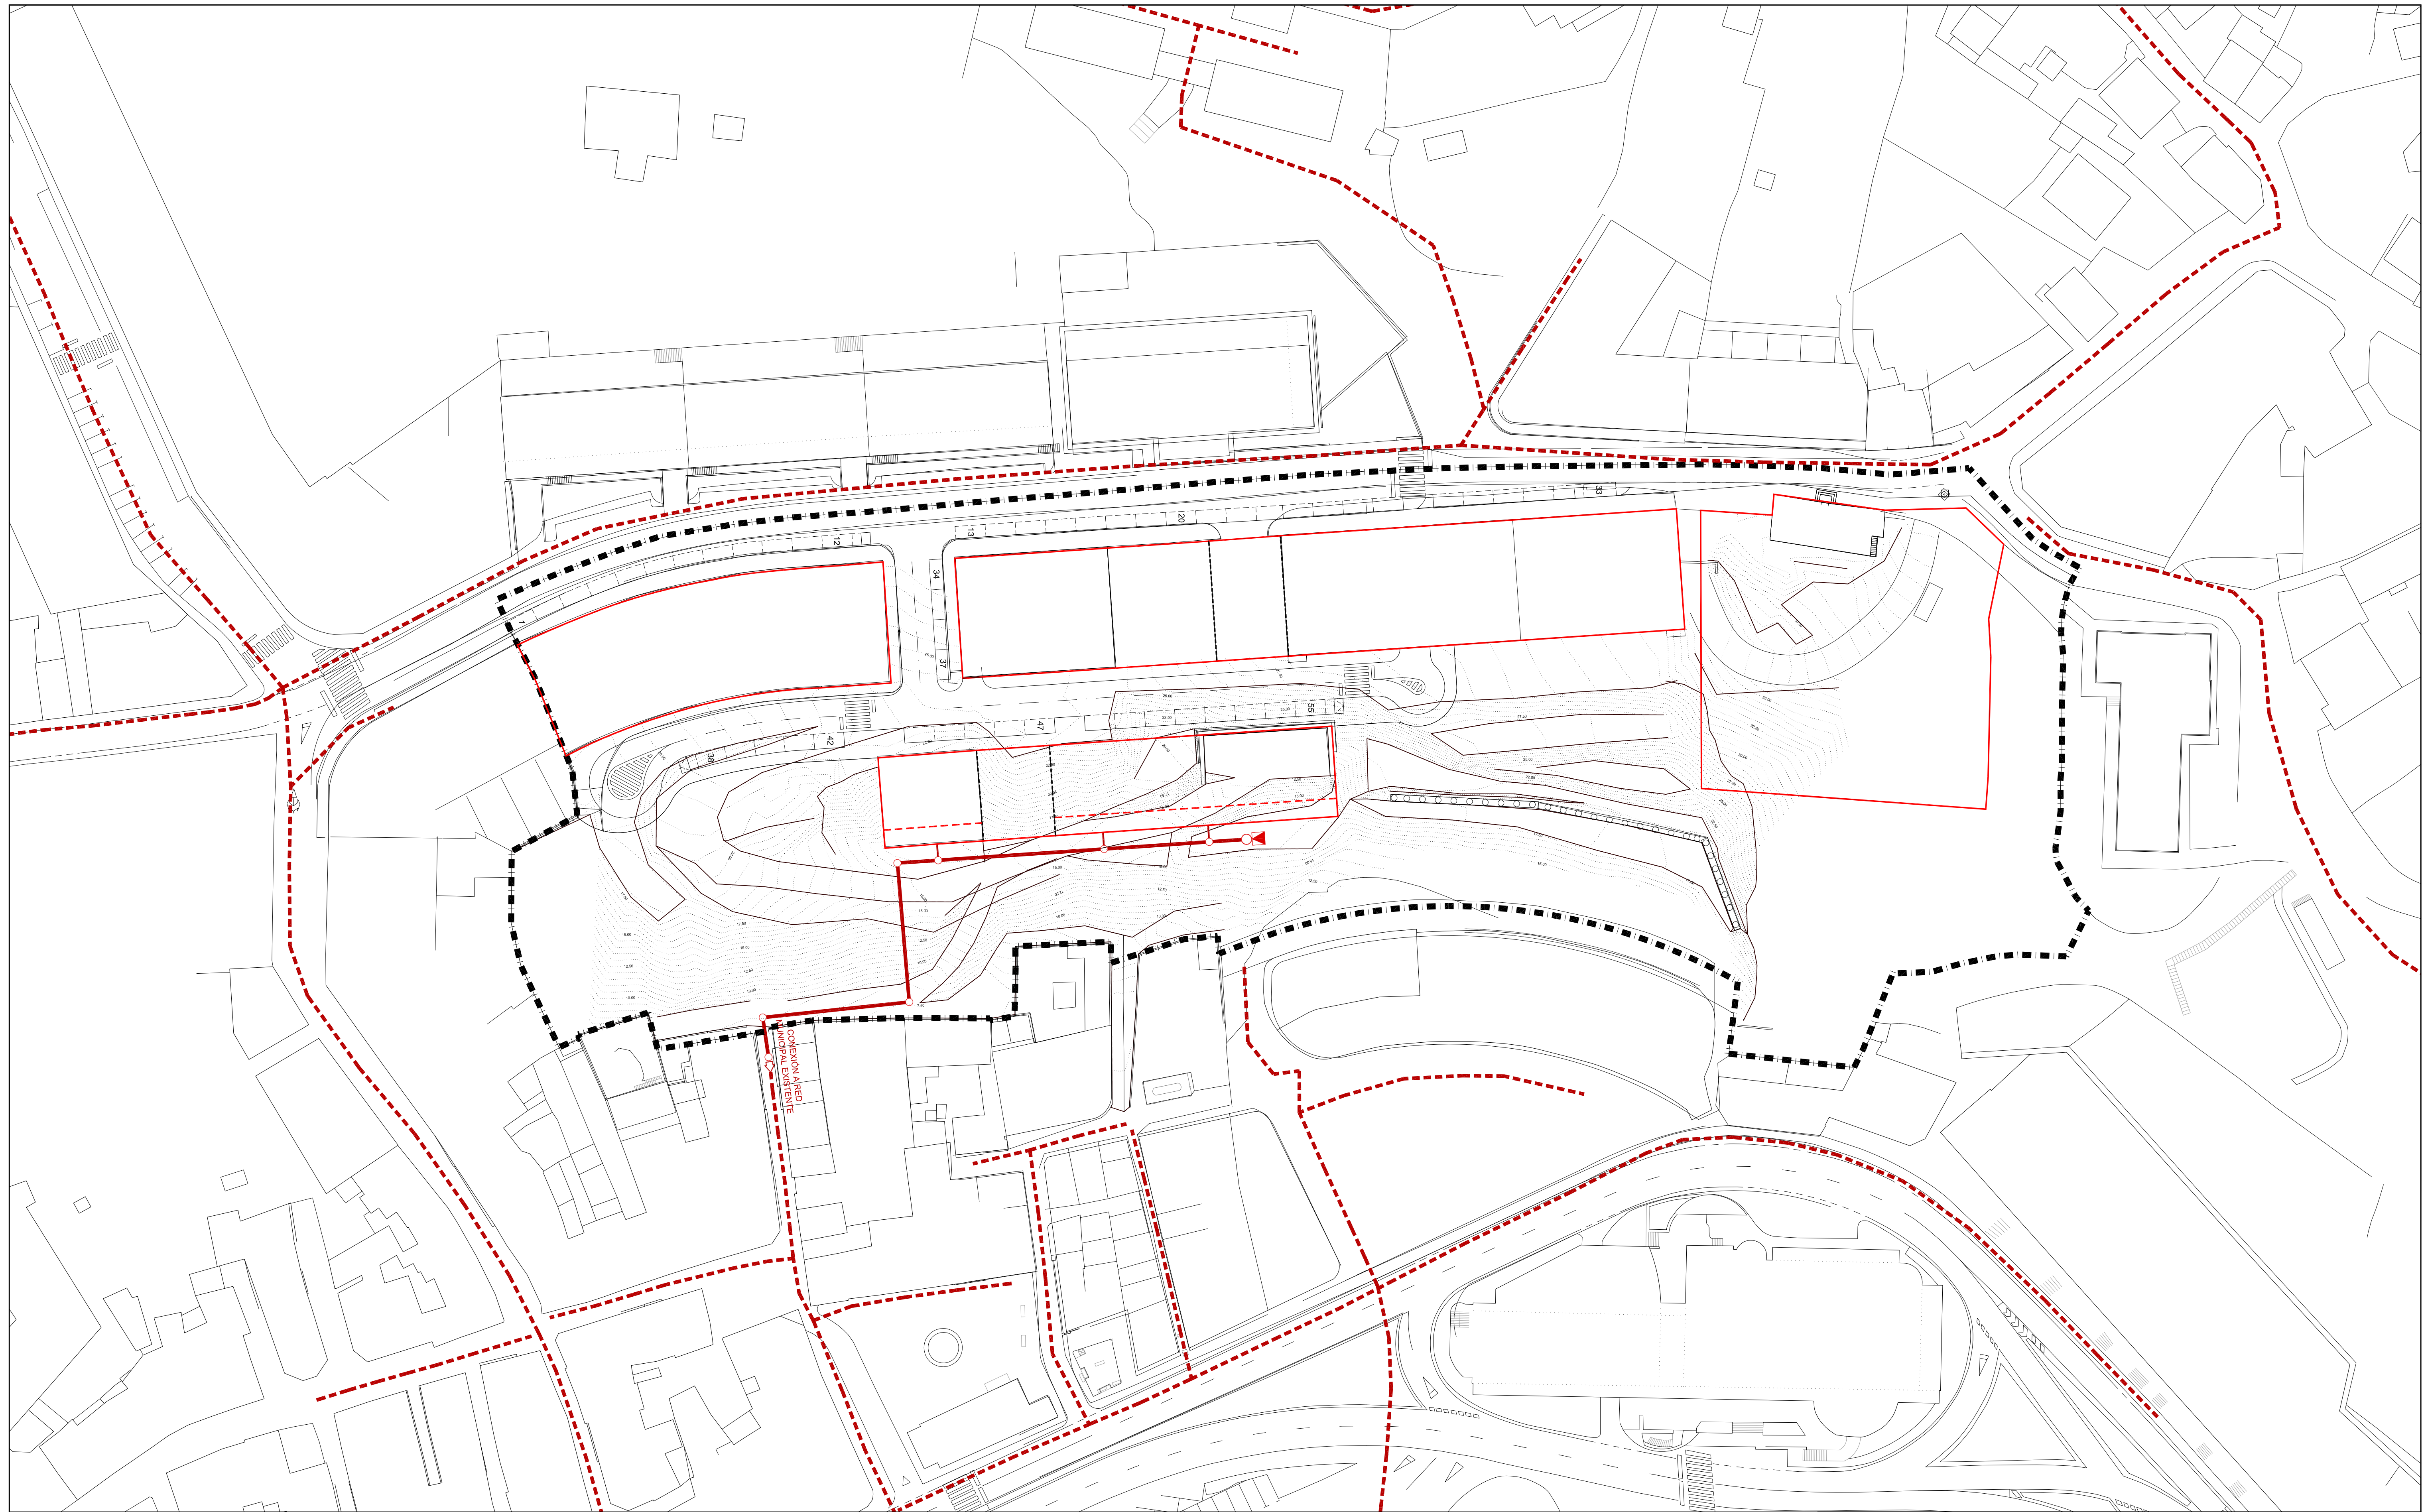

LEENDA DE SANEAMENTO

- - - - LIMITE DO SECTOR
- - - - - REDE DE AUGAS FECAS EXISTENTE
- - - - - REDE DE AUGAS FECAS PROXECTADA
- - - - - 0300 PVC DIÁMETRO DA CONDUCCIÓN E MATERIAL
- C.P.P.4500.00 POZO DE REGISTRO OU DE RESALTO. (C.P.P.(COTA PROFUNDIDADE POZO)+500.00)
- CÁMARA DE DESCARGA NA CABECEIRA
- ESTACIÓN DE BOMBEO
- ||||| FOSO DRENANTE

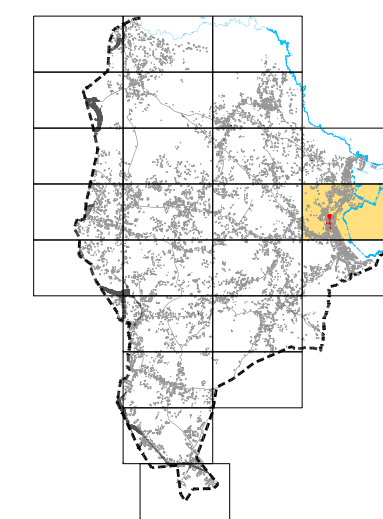

PLAN XERAL DE ORDENACIÓN MUNICIPAL

SADA



DOCUMENTO DE APROBACIÓN INICIAL

OUTUBRO 2.012

MONTEOLIVA ARQUITECTURA, S.L.P.
ANGEL L. MONTEOLIVA DÍAZ, ARQUITECTO


ORDENACIÓN DE ÁREA DE PLANEAMENTO DETALLADO AR-D.2.4

CÓDIGO DE PLANO:

REDE DE SANEAMENTO AUGAS RESIDUAIS


APD-07

ESCALA 1 / 500

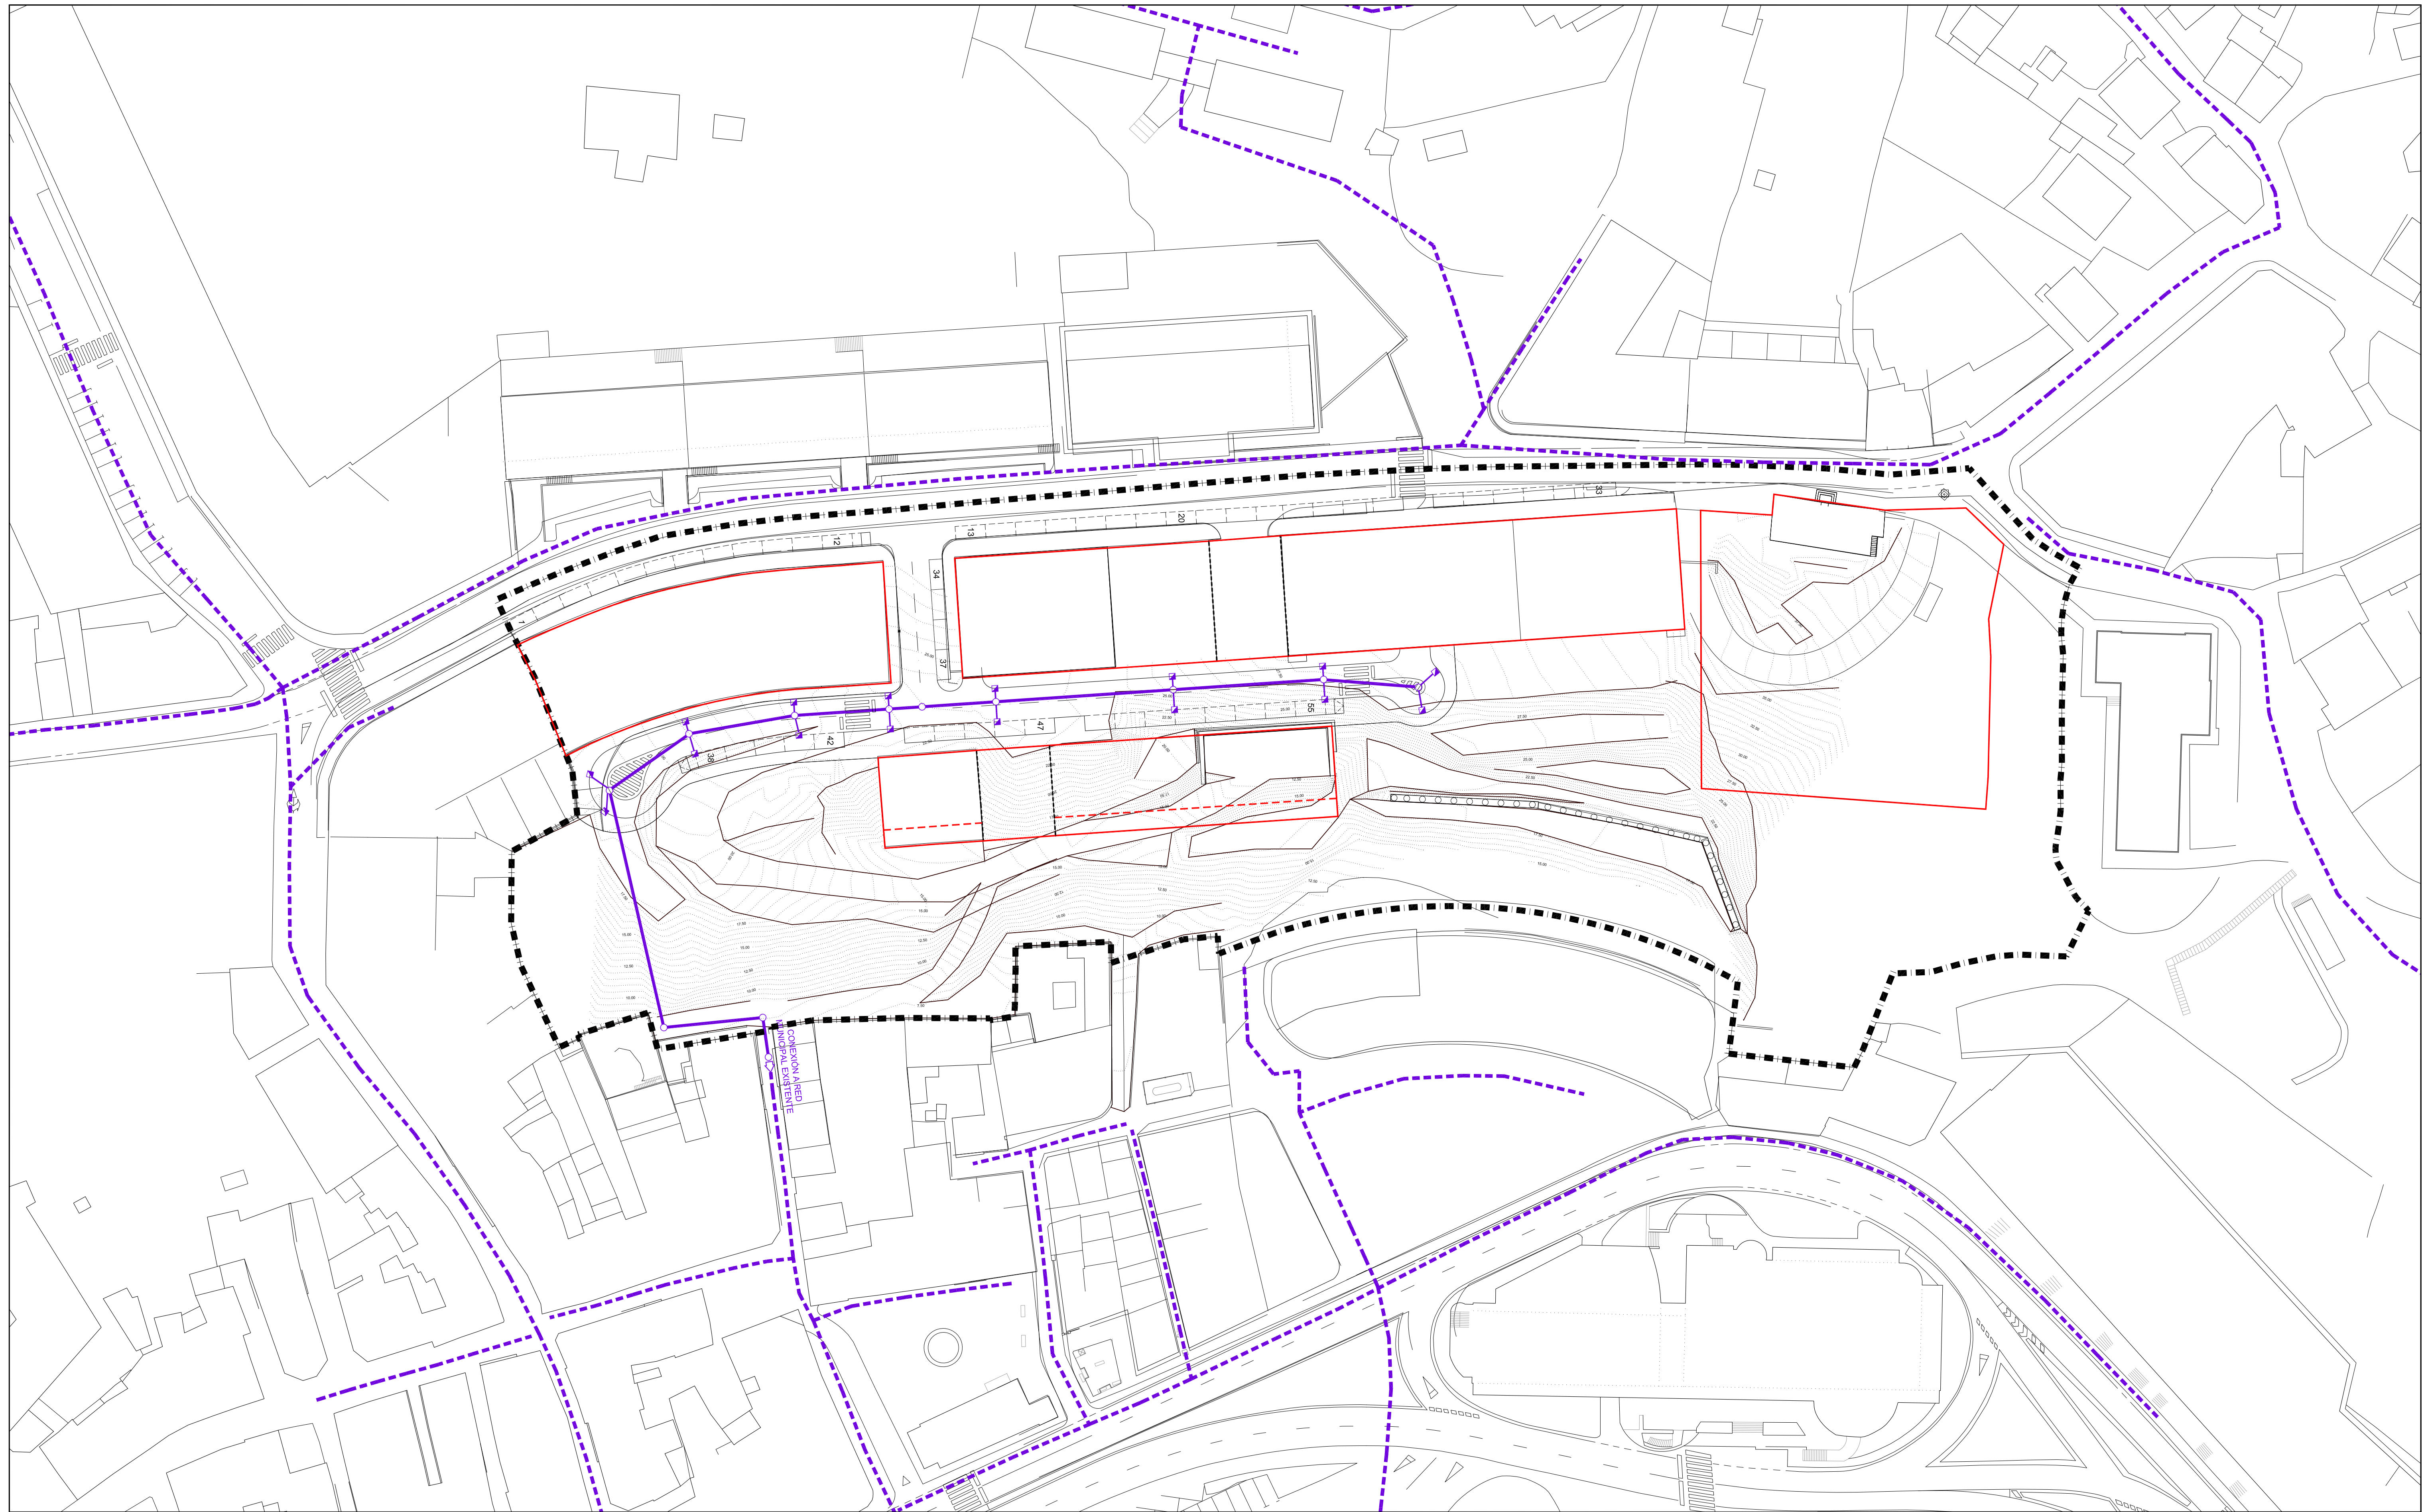

LENDA DE SANEAMENTO

- LIMITE DO SECTOR
- REDE DE AUGAS FECAS EXISTENTE
- REDE DE AUGAS FECAS PROXECTADA
- 0300 PVC DIÁMETRO DA CONDUCCIÓN E MATERIAL
- C.P.P. $+0.00$ ○ POZO DE REGISTRO OU DE RESALTO. (C.P.P. (COTA PROFUNDIDADE POZO) $+0.00$)
- CÁMARA DE DESCARGA NA CABECEIRA
- ESTACIÓN DE BOMBEO
- ▬ FOSO DRENANTE

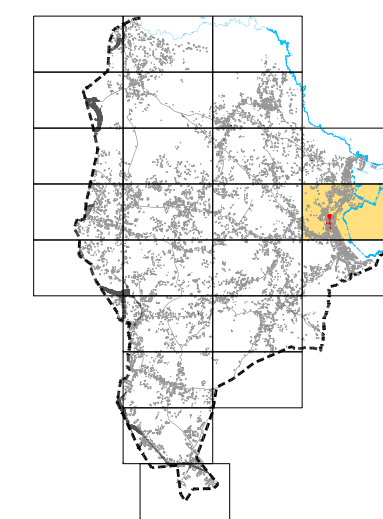

PLAN XERAL DE ORDENACIÓN MUNICIPAL

SADA



DOCUMENTO DE APROBACIÓN INICIAL

OUTUBRO 2.012



ORDENACIÓN DE ÁREA DE PLANEAMENTO DETALLADO AR-D.2.4


CÓDIGO DE PLANO:

REDE DE SANEAMENTO AUGAS PLUVIAIS

APD-08


ANGEL L. MONTEOLIVA DÍAZ, ARQUITECTO

ESCALA 1 / 500

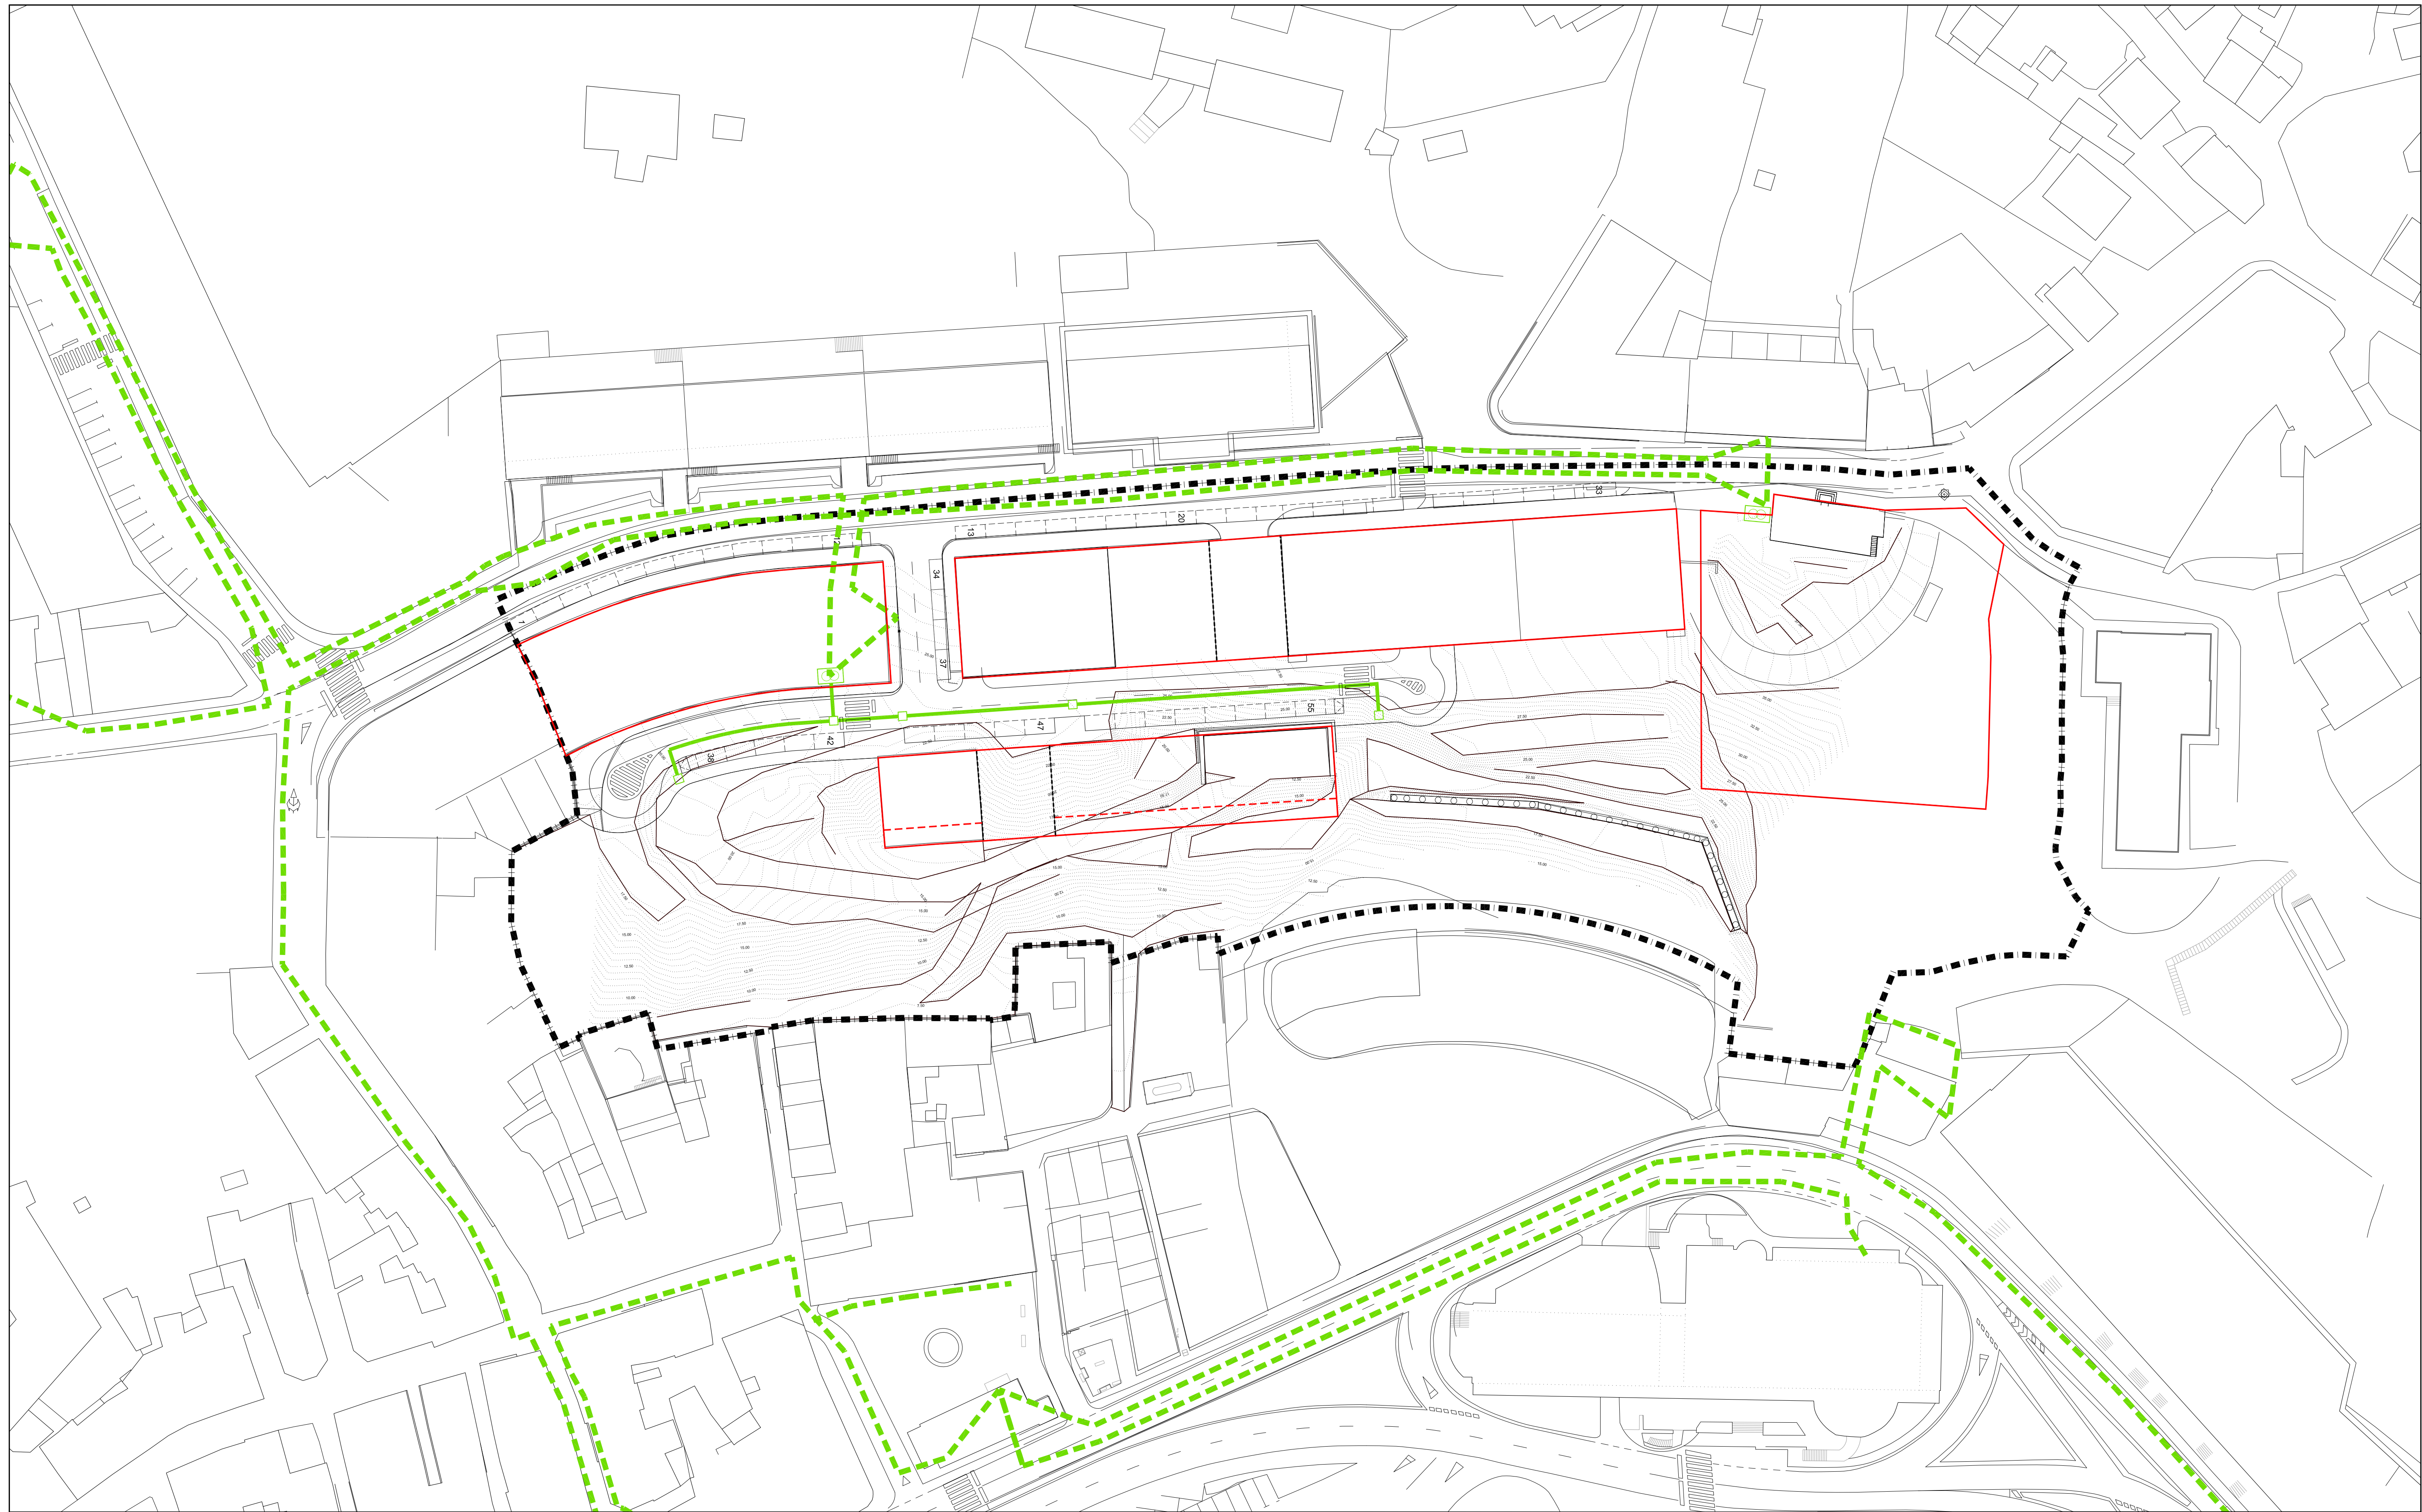

LEENDA INSTALACIÓN ENERXÍA ELÉCTRICA

- LÍNEA AEREA EXISTENTE 15KV
- LÍNEA REPARTIDORA EXISTENTE
- LÍNEA DE BAJA TENSIÓN
- T TRANSFORMADOR

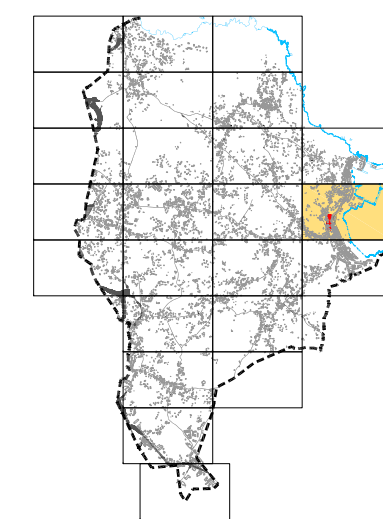

PLAN XERAL DE ORDENACIÓN MUNICIPAL

SADA



DOCUMENTO DE APROBACIÓN INICIAL OUTUBRO 2.012



MONTEVILLA ARQUITECTURA, S.L.P.
ANGEL L. MONTEOLIVA DÍAZ, ARQUITECTO


ORDENACIÓN DE ÁREA DE PLANEAMENTO DETALLADO AR-D.2.4

REDE DE ELECTRICIDADE





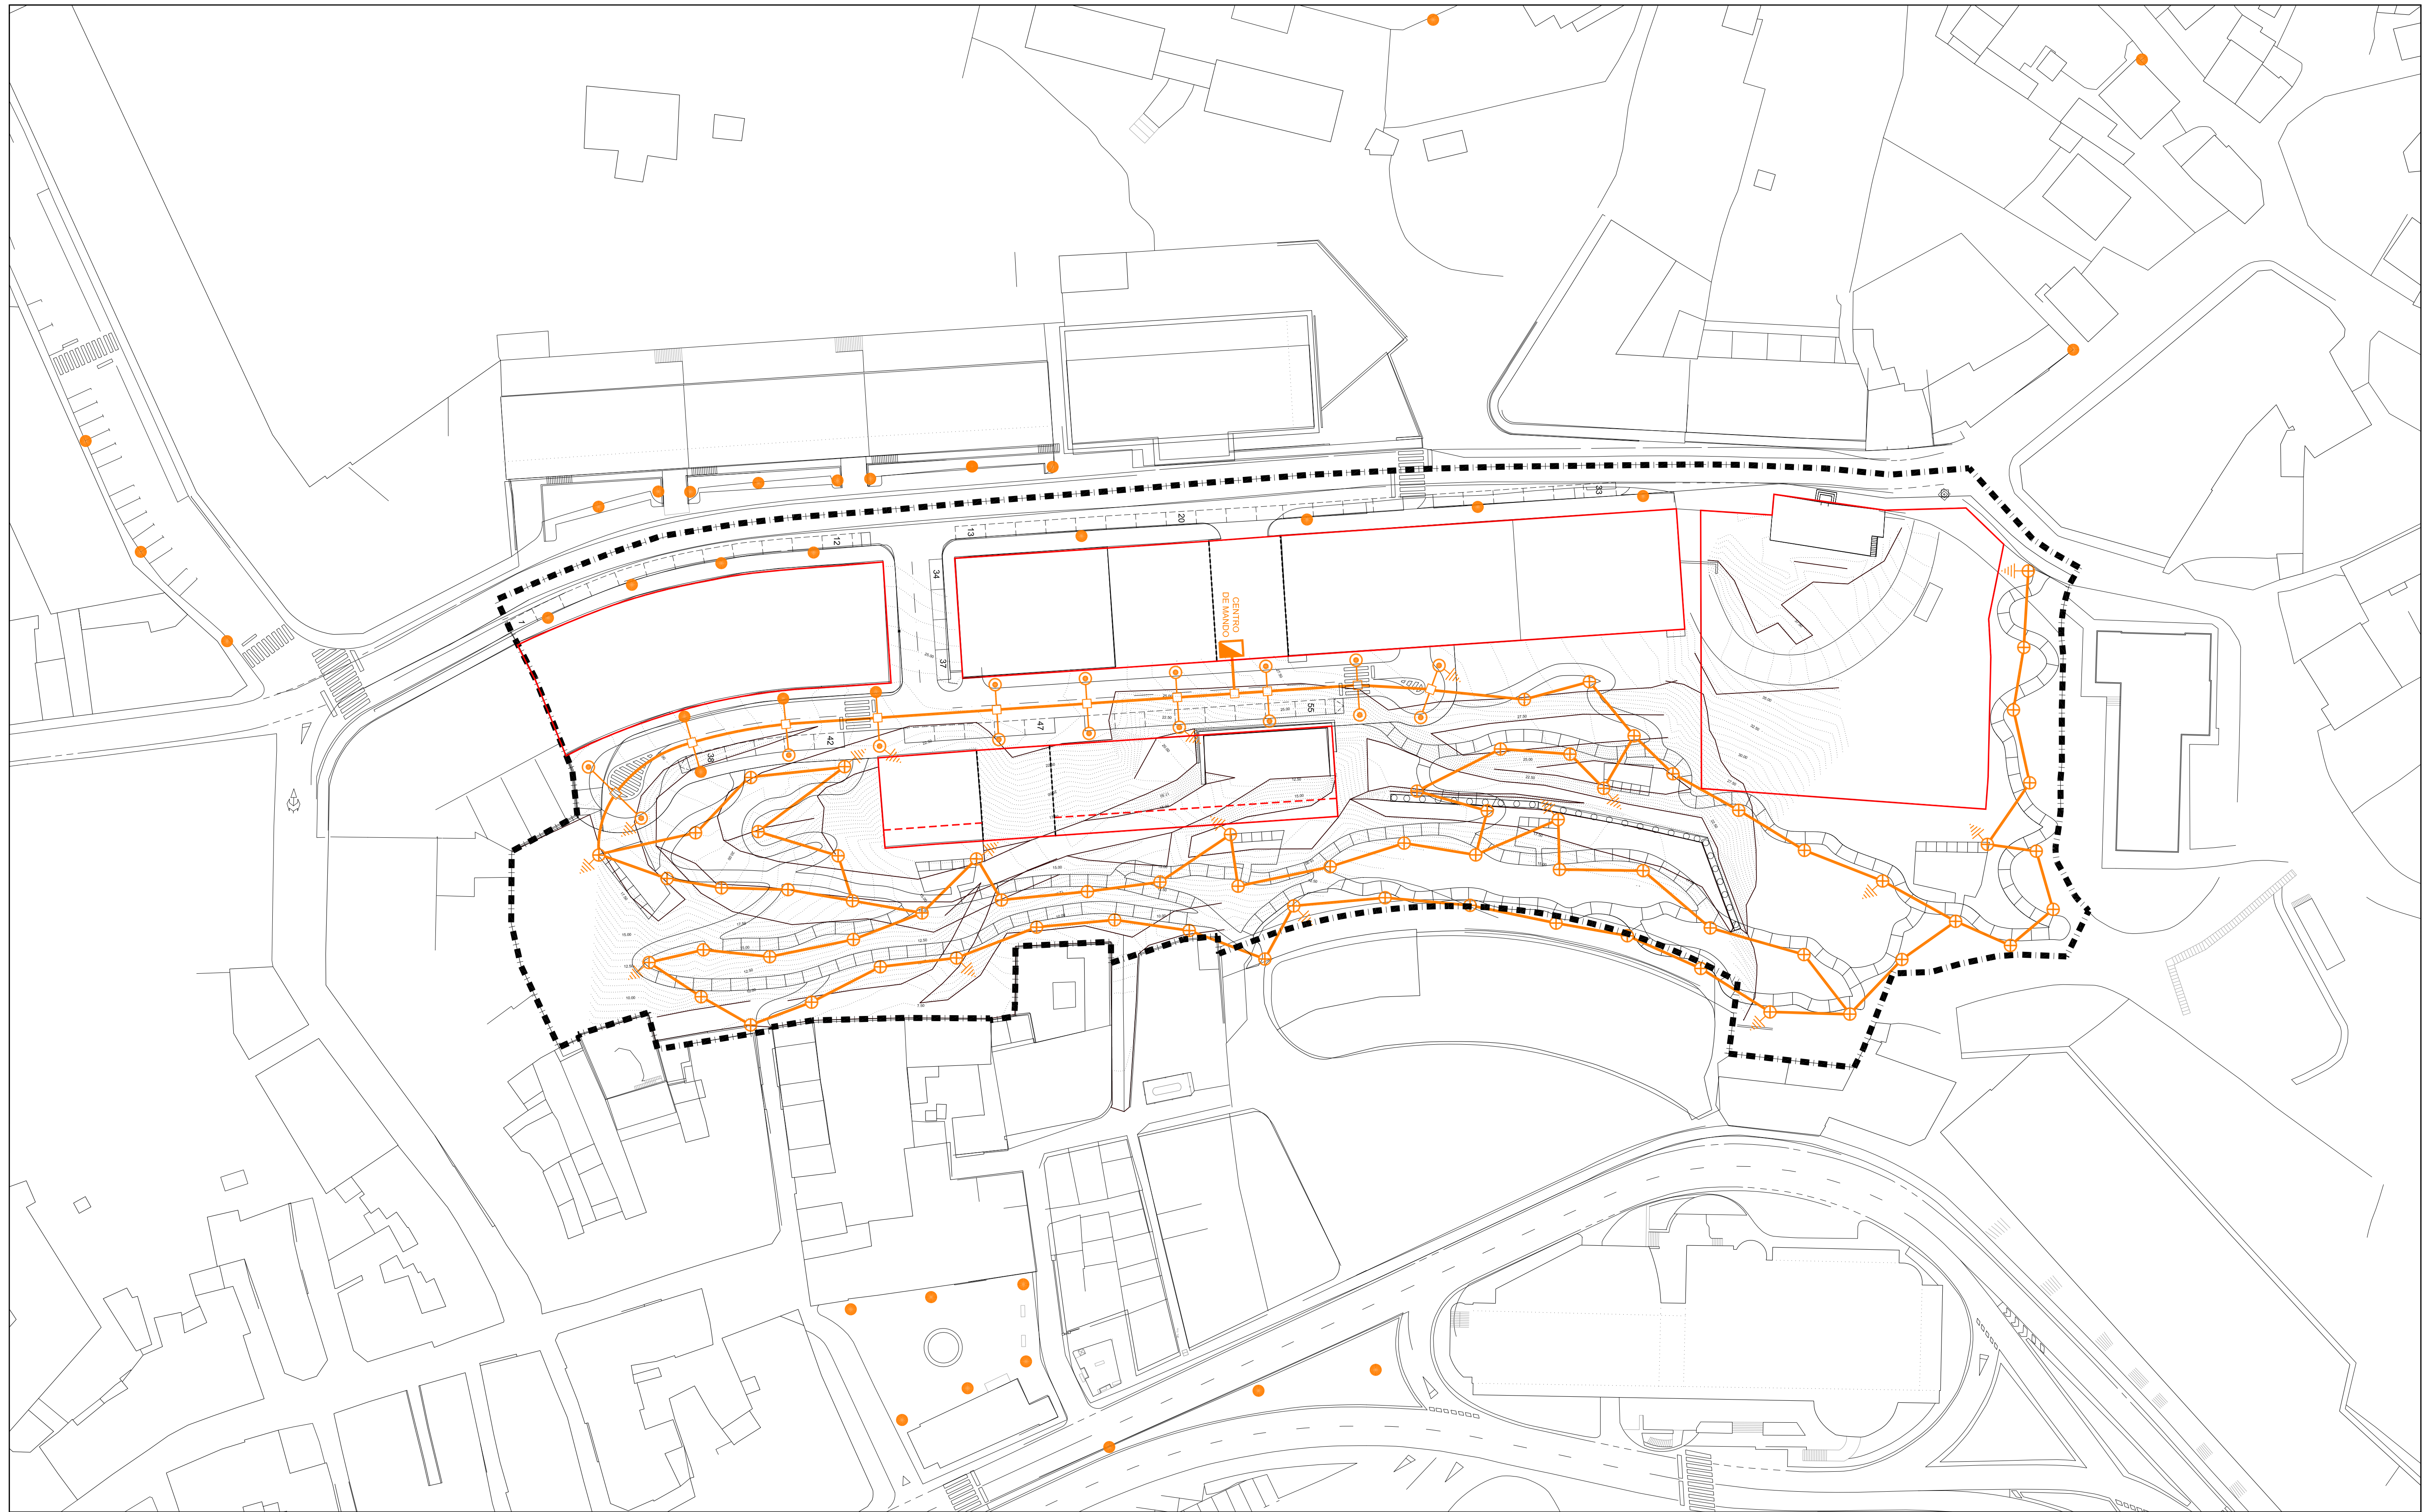


CÓDIGO DE PLANO:


APD-09

ESCALA 1 / 500



LEENDA DE INSTALACIÓN DE ALUMEADO PÚBLICO

-  REDE DE ALUMEADO PROYECTADA
-  LUMINARIA CON COLUMNA (SEGUN MODELO MUNICIPAL)
-  LUMINARIA EXISTENTE
-  BALIZA PARA LAMPARA DE 42w ALT. 1 m
-  TOMA DE TIERRA PROYECTADA
-  ARQUETA PROYECTADA
-  CENTRO DE MANDO

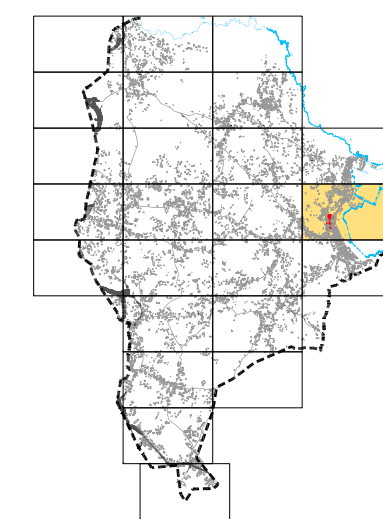

PLAN XERAL DE
ORDENACIÓN
MUNICIPAL

SADA



DOCUMENTO DE APROBACIÓN INICIAL

OCTUBRO 2.012



MONTEOLIVA ARQUITECTURA, S.L.P.
ANGEL L. MONTEOLIVA DÍAZ, ARQUITECTO


ORDENACIÓN DE ÁREA DE PLANEAMENTO DETALLADO AR-D.2.4

CÓDIGO DE PLANO:







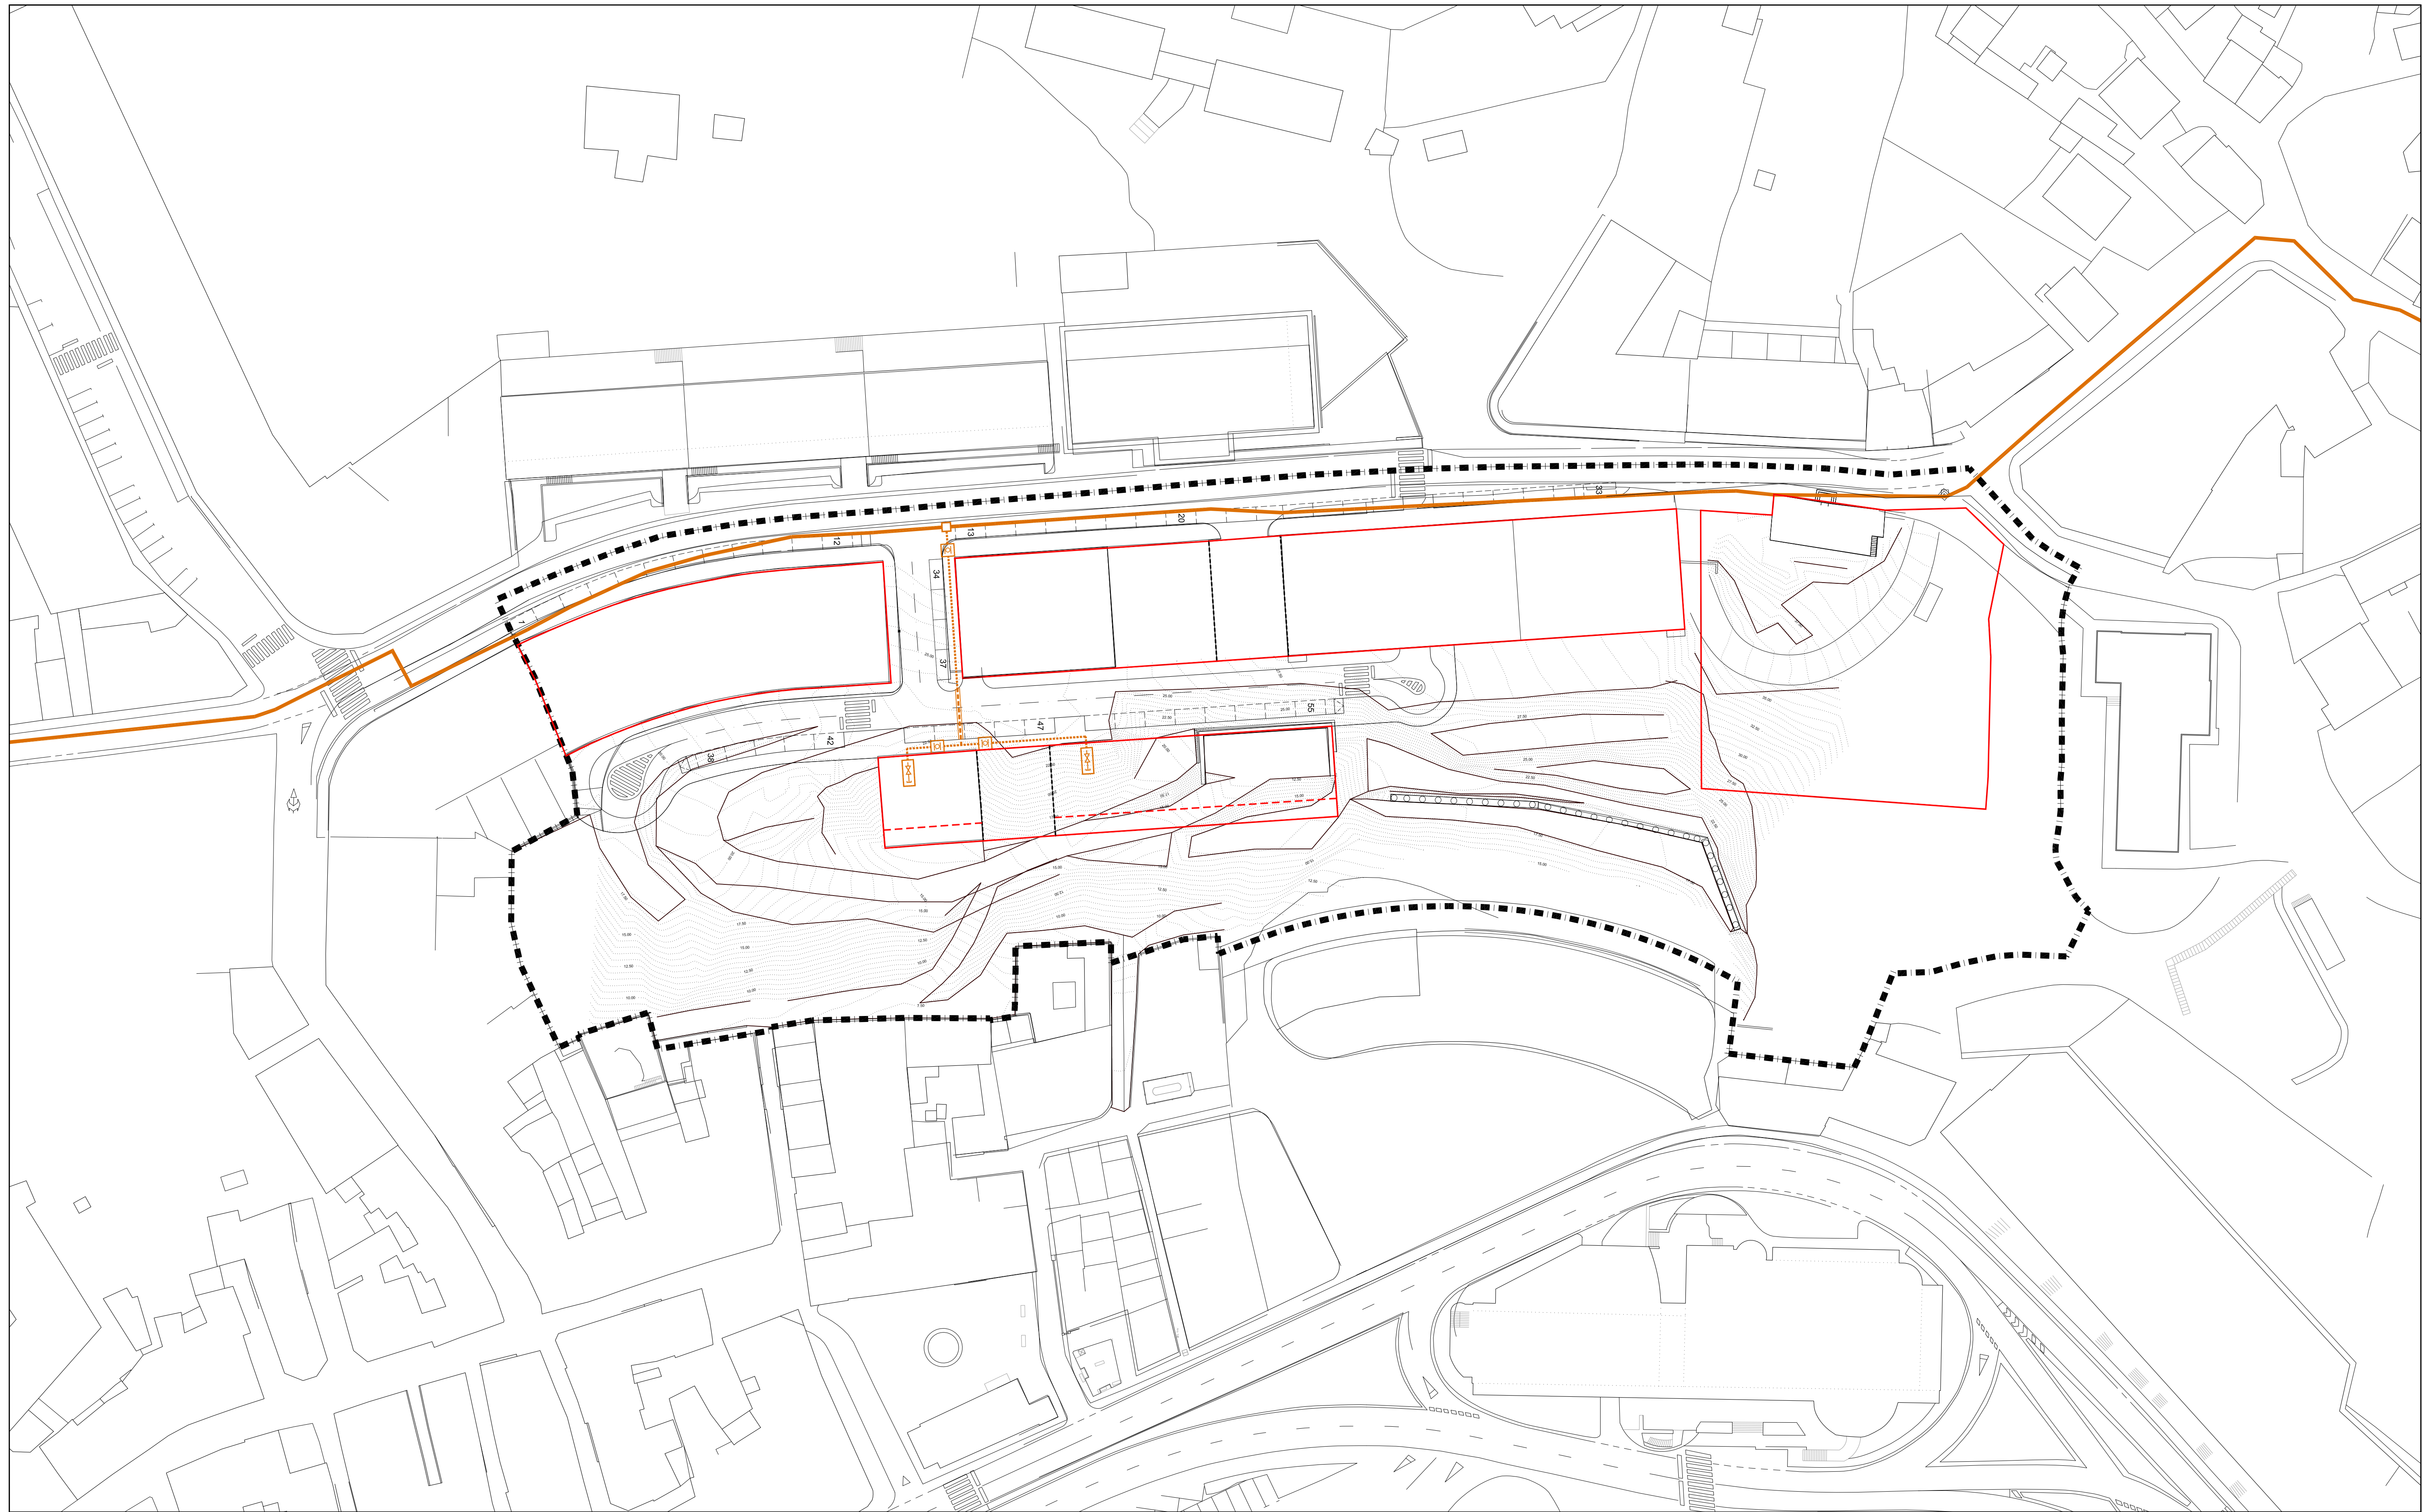


REDE DE ALUMEADO PÚBLICO


APD-10

ESCALA 1 / 500



 LEENDA DE INSTALACIÓN DE GAS

-  TUBERÍA POLIETILENO ENTERRADA EXISTENTE
-  TUBERÍA POLIETILENO ENTERRADA
-  TUBERÍA POLIETILENO ENTERRADA CON REFUERZO
-  ACOMETIDA. ARQUETA 30x30x50. LLAVE DE PASO 1"
-  VÁLVULA DE SECCIONAMIENTO. ARQUETA 75x75x105
-  PUNTO DE ENLACE CON DEPÓSITOS
-  ARQUETA DE ACOMETIDA
-  REGULADOR
-  ARQUETA DE REGISTRO E CORTE

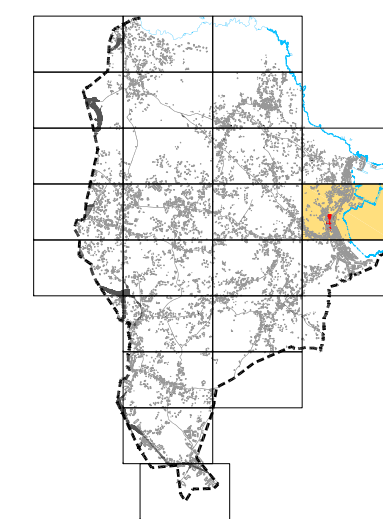

PLAN XERAL DE ORDENACIÓN MUNICIPAL

SADA



DOCUMENTO DE APROBACIÓN INICIAL

OUTUBRO 2.012



MONTEOLIVA ARQUITECTURA, S.L.P.
ANGEL L. MONTEOLIVA DÍAZ, ARQUITECTO


ORDENACIÓN DE ÁREA DE PLANEAMIENTO DETALLADO AR-D.2.4

CÓDIGO DE PLANO:

REDE DE GAS


APD-11

ESCALA 1 / 500

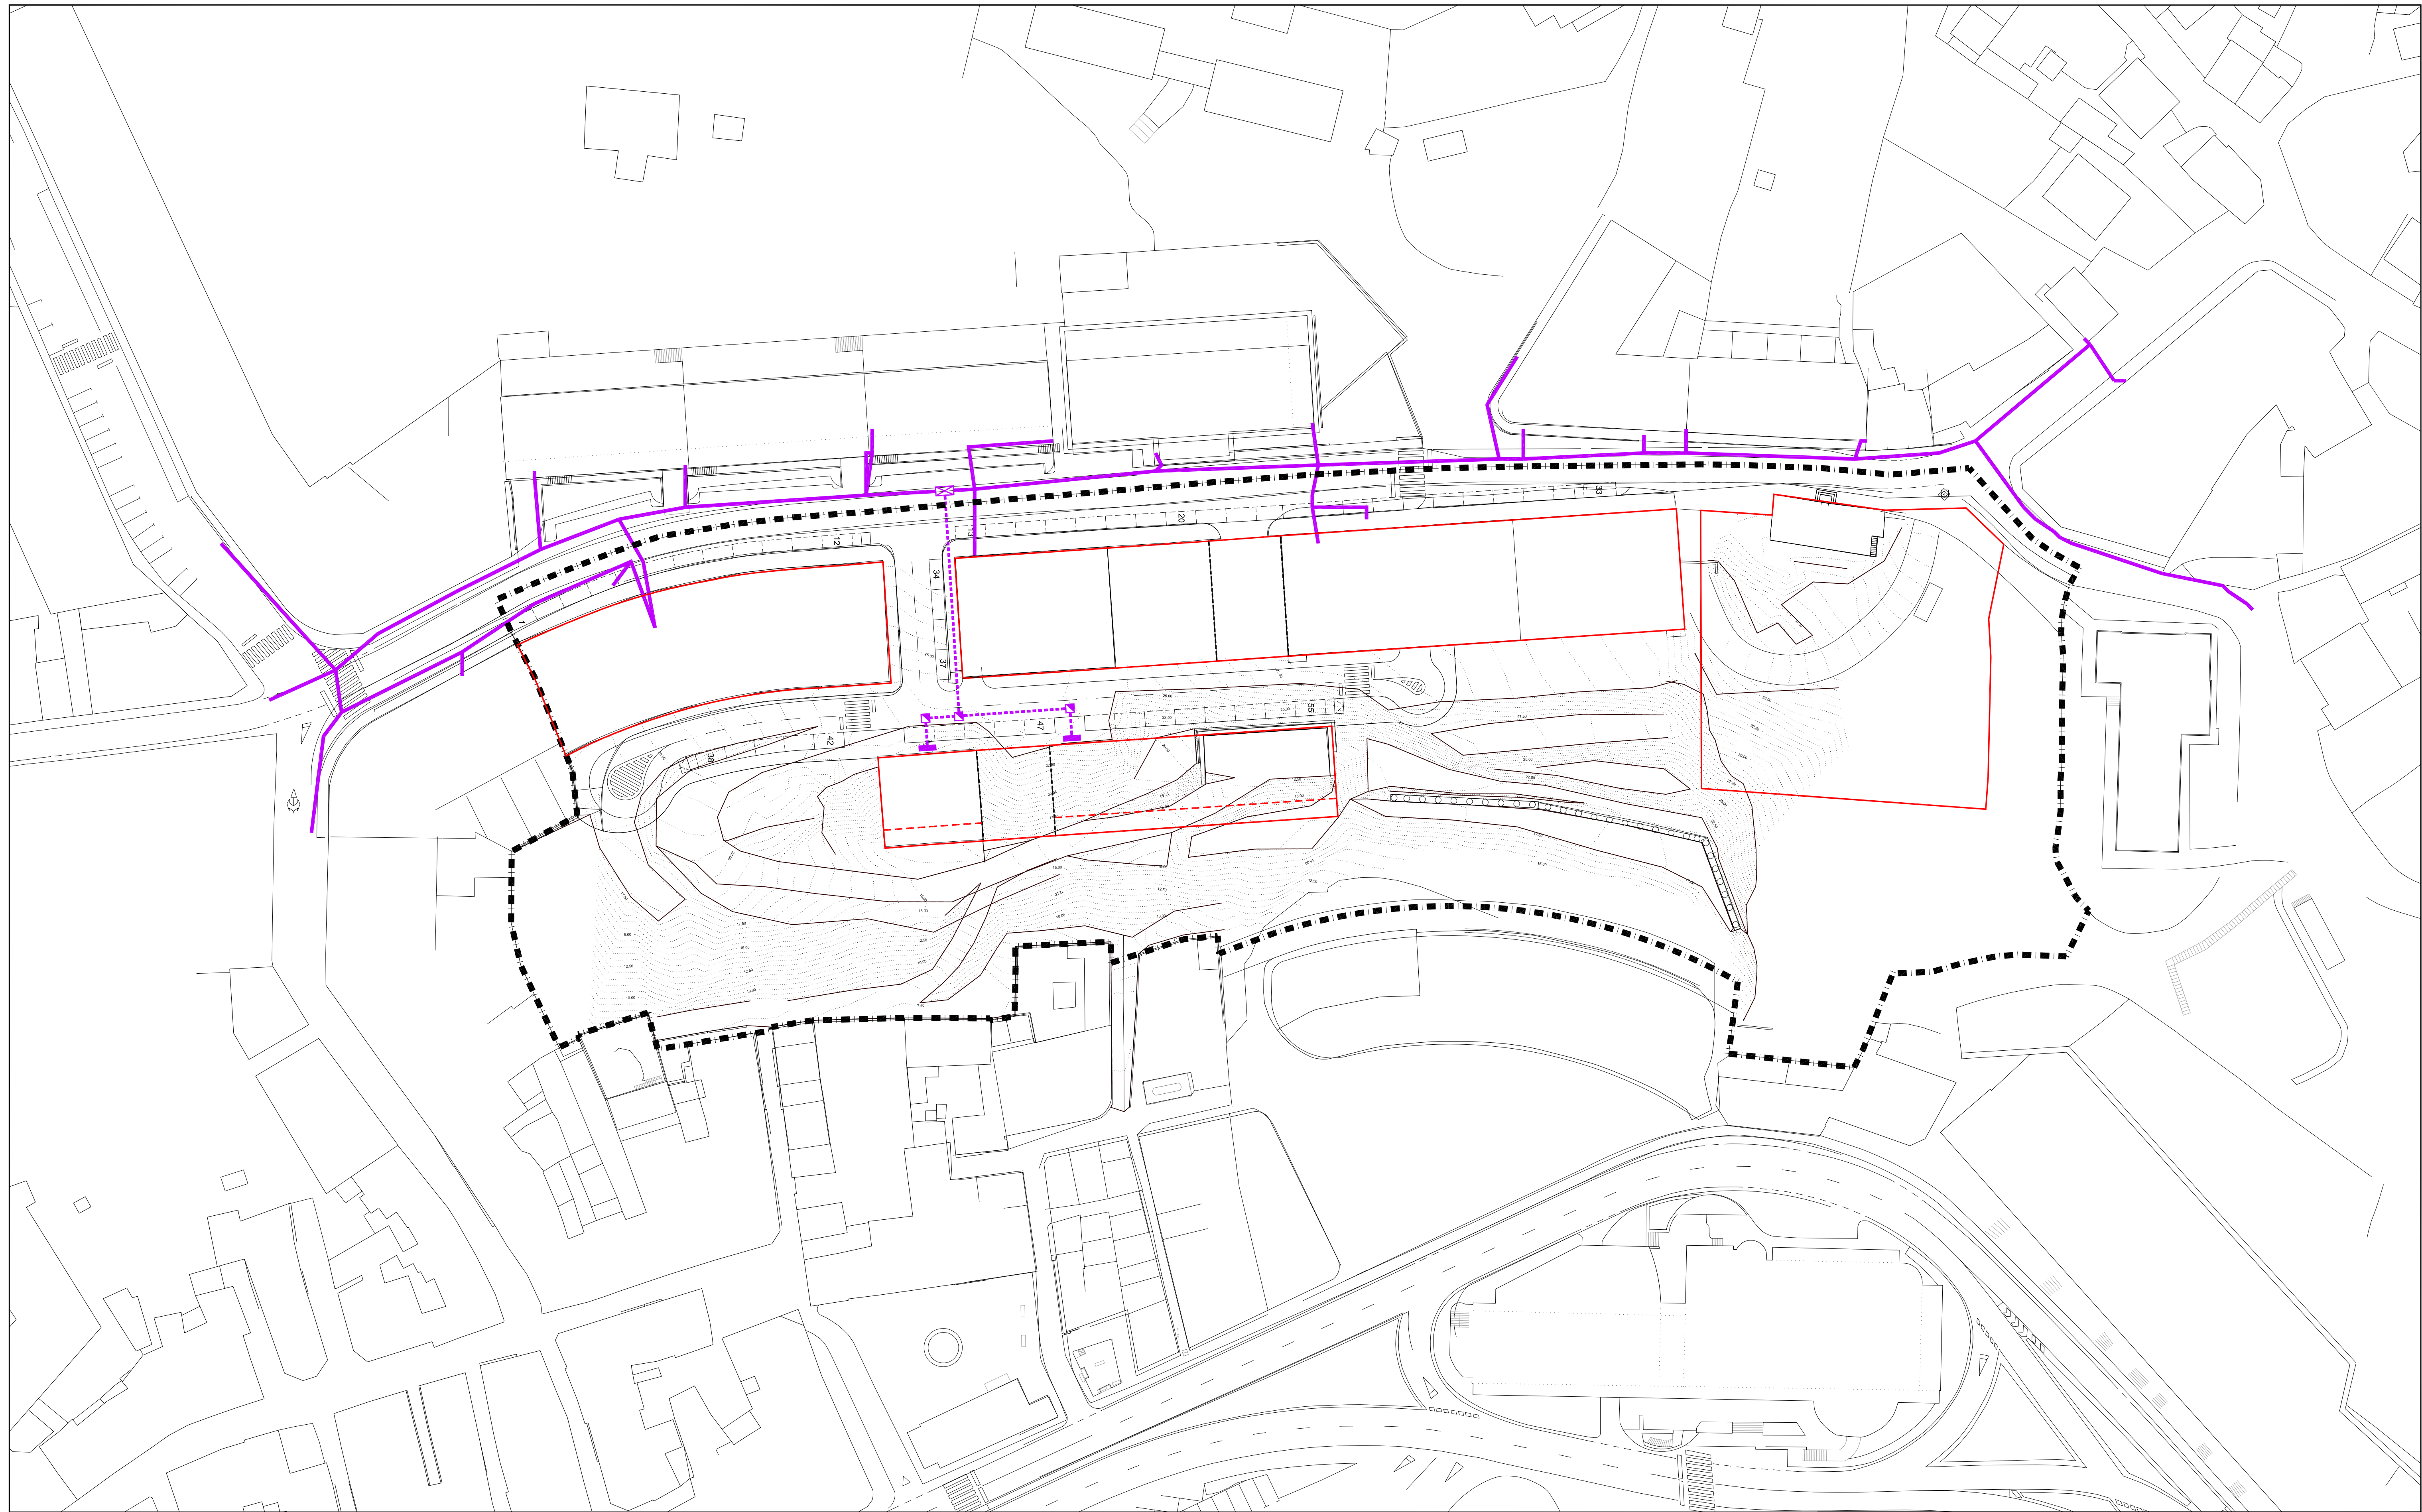

LENDIA DE INSTALACIÓN DE TELECOMUNICACIÓN

- LÍMITE DO SECTOR
- LÍMIA EXISTENTE "TELEFÓNICA"
- REDE DE DISTRIBUCIÓN
- - - - - ARQUETA DE CONEXIÓN Á REDE EXTERIOR
- ARQUETA TIPO D E H
- REGISTRO

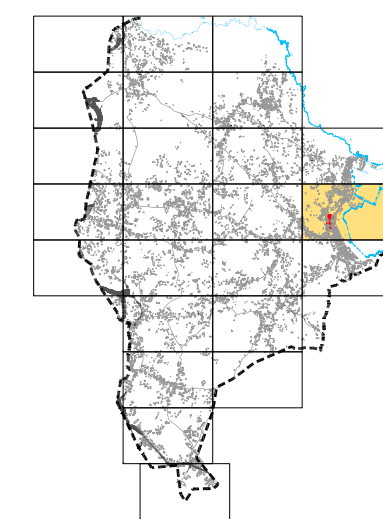

PLAN XERAL DE ORDENACIÓN MUNICIPAL

SADA



DOCUMENTO DE APROBACIÓN INICIAL

OCTUBRO 2.012



MONTEVILLA ARQUITECTURA, S.L.P.
ANGEL L. MONTEOLIVA DÍAZ, ARQUITECTO

ORDENACIÓN DE ÁREA DE PLANEAMENTO DETALLADO AR-D.2.4

CÓDIGO DE PLANO:


REDE DE TELECOMUNICACIÓN

APD-12

ESCALA 1 / 500



--- LIMITE DO SECTOR

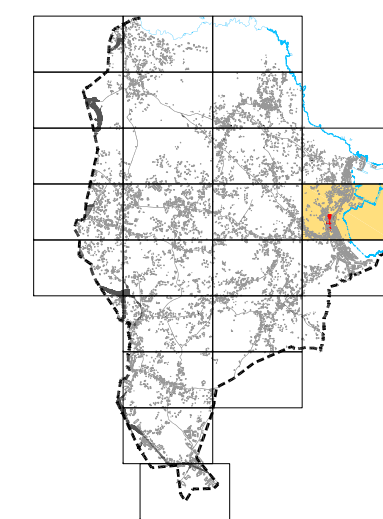

PLAN XERAL DE ORDENACIÓN MUNICIPAL

SADA



DOCUMENTO DE APROBACIÓN INICIAL

OUTUBRO 2.012



MONTEOLIVA ARQUITECTURA, S.L.P.
ANGEL L. MONTEOLIVA DÍAZ, ARQUITECTO

ORDENACIÓN DE ÁREA DE PLANEAMENTO DETALLADO AR-D.2.4

CÓDIGO DE PLANO:

PLANO DE IMAXE

APD-13

ESCALA 1 / 500